


Nazwa opracowania: Budowa przydomowych oczyszczalni ścieków na terenie Gminy Gózd			
Inwestor: Urząd Gminy Gózd, ul. Radomska 7, 26-634 Gózd			
Właściciel: Czarny Lasek	Nr działki: 53/1	Branża: Sanitarna	Faza: PB
Tytuł rysunku: plan zagospodarowania terenu		Skala: 1:1000	Data: 06.2015r.
Projektant: mgr inż. Grzegorz Okrój UAN-II-K-8386/40/79	Podpis:		Nr rysunku: 150
Opracował: mgr. Michał Okrój			

Legenda:

- - proj. rura kanalizacyjna
- - proj. drenaż rozsączający
- PVC - proj. kanalizacja PVC110
- PE 32 - proj. kanalizacja PE 32
- PE 40 - proj. kanalizacja PE 40
- BR - proj. bioreaktor
- ZB - proj. złożo biologiczne
- OW - proj. osadnik wstępny
- PSS - proj. przepompownia ścieków surowych
- PSO - proj. przepompownia ścieków oczyszczonych
- SChN - proj. studnia chłonna
- SR - proj. studnia rewizyjna

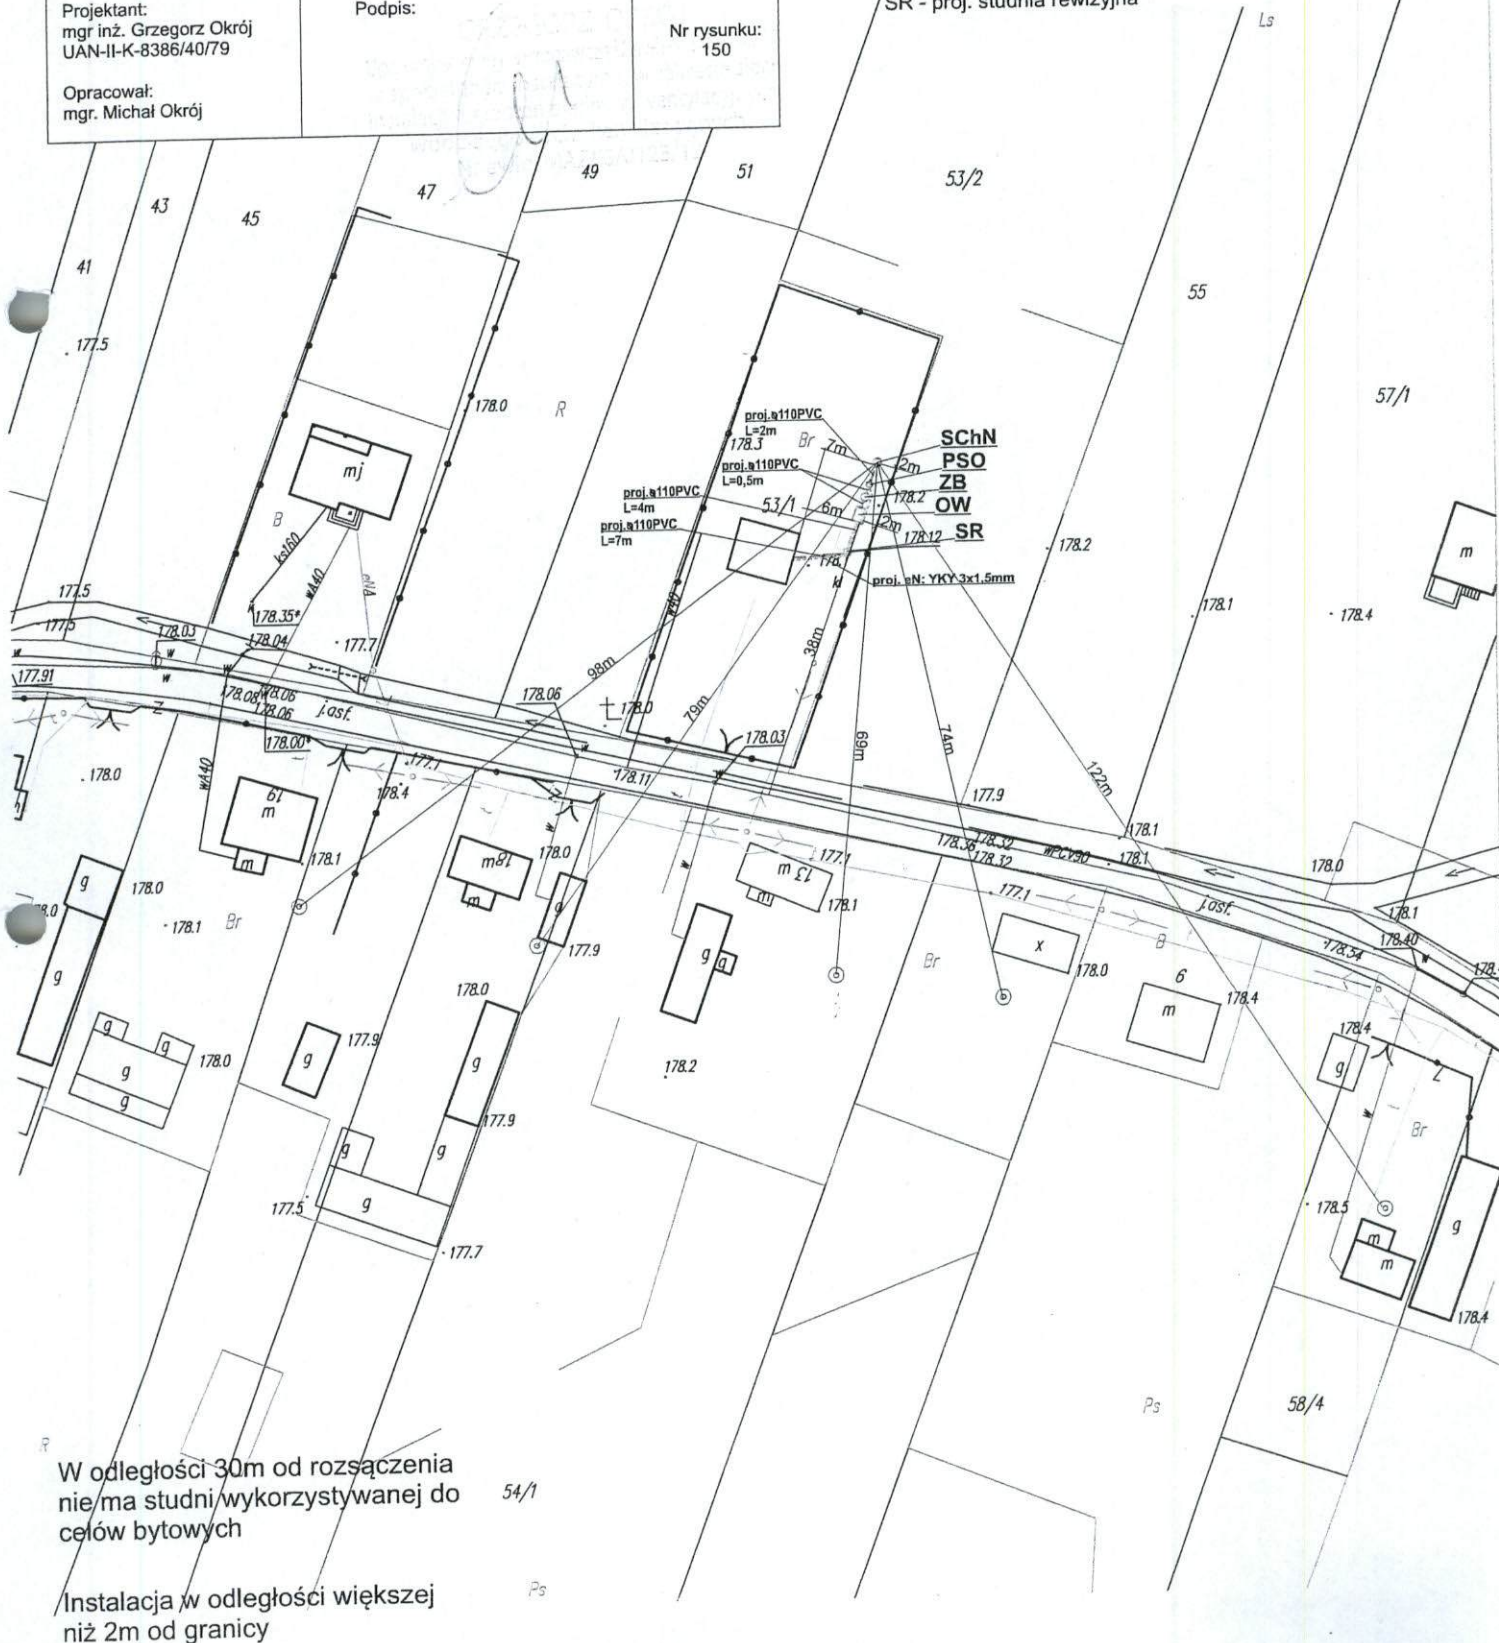

Nazwa opracowania: Budowa przydomowych oczyszczalni ścieków na terenie Gminy Gózd			
Inwestor: Urząd Gminy Gózd, ul. Radomska 7, 26-634 Gózd			
Właściciel: Czarny Lasek	Nr działki: 47	Branża: Sanitarna	Faza: PB
Tytuł rysunku: plan zagospodarowania terenu		Skala: 1:1000	Data: 06.2015r.
Projektant: mgr inż. Grzegorz Okrój UAN-II-K-8386/40/79	Podpis:		Nr rysunku: 152
Opracował: mgr. Michał Okrój			

Legenda:

- - proj. rura kanalizacyjna
- - proj. drenaż rozsączający
- PVC - proj. kanalizacja PVC110
- PE 32 - proj. kanalizacja PE 32
- PE 40 - proj. kanalizacja PE 40
- BR- proj. bioreaktor
- ZB- proj. złożo biologiczne
- OW- proj. osadnik wstępny
- PSS - proj. przepompownia ścieków surowych
- PSO - proj. przepompownia ścieków oczyszczonych
- SChN - proj. studnia chłonna
- SR - proj. studnia rewizyjna



W odległości 30m od rozsączenia
nie ma studni wykorzystywanej do
celów bytowych

Instalacja w odległości większej
niż 2m od granicy

51

Legenda:
 ---- - proj. rura kanalizacyjna
 ---- - proj. drenaż rozsączający
 PVC - proj. kanalizacja PVC110
 PE 32 - proj. kanalizacja PE 32
 PE 40 - proj. kanalizacja PE 40
 BR- proj. bioreaktor
 ZB- proj. złożo biologiczne
 OW- proj. osadnik wstępny
 PSS - proj. przepompownia ścieków surowych
 PSO - proj. przepompownia ścieków oczyszczonych
 SCHN / proj. studnia chłonna
 SR - proj. studnia rewizyjna




Instalacja w odległości większej
niż 2m od granicy

Nazwa opracowania: Budowa przydomowych oczyszczalni ścieków na terenie Gminy Gózd			
Inwestor: Urząd Gminy Gózd, ul. Radomska 7, 26-634 Gózd			
Właściciel: Czarny Lasek	Nr działki: 10/2, 10/4	Branża: Sanitarna	Faza: PB
Tytuł rysunku: plan zagospodarowania terenu		Skala: 1:1000	Data: 06.2015r.
Projektant: mgr inż. Grzegorz Okrój UAN-II-K-8386/40/79	Podpis:		Nr rysunku: 143
Opracował: mgr. Michał Okrój			

Legenda:

- - proj. rura kanalizacyjna
- - proj. drenaż rozsączający
- PVC - proj. kanalizacja PVC110
- PE 32 - proj. kanalizacja PE 32
- PE 40 - proj. kanalizacja PE 40
- BR- proj. bioreaktor
- ZB- proj. złożo biologiczne
- OW- proj. osadnik wstępny
- PSS - proj. przepompownia ścieków surowych
- PSO - proj. przepompownia ścieków oczyszczonych
- SChN - proj. studnia chłonna
- SR - proj. studnia rewizyjna

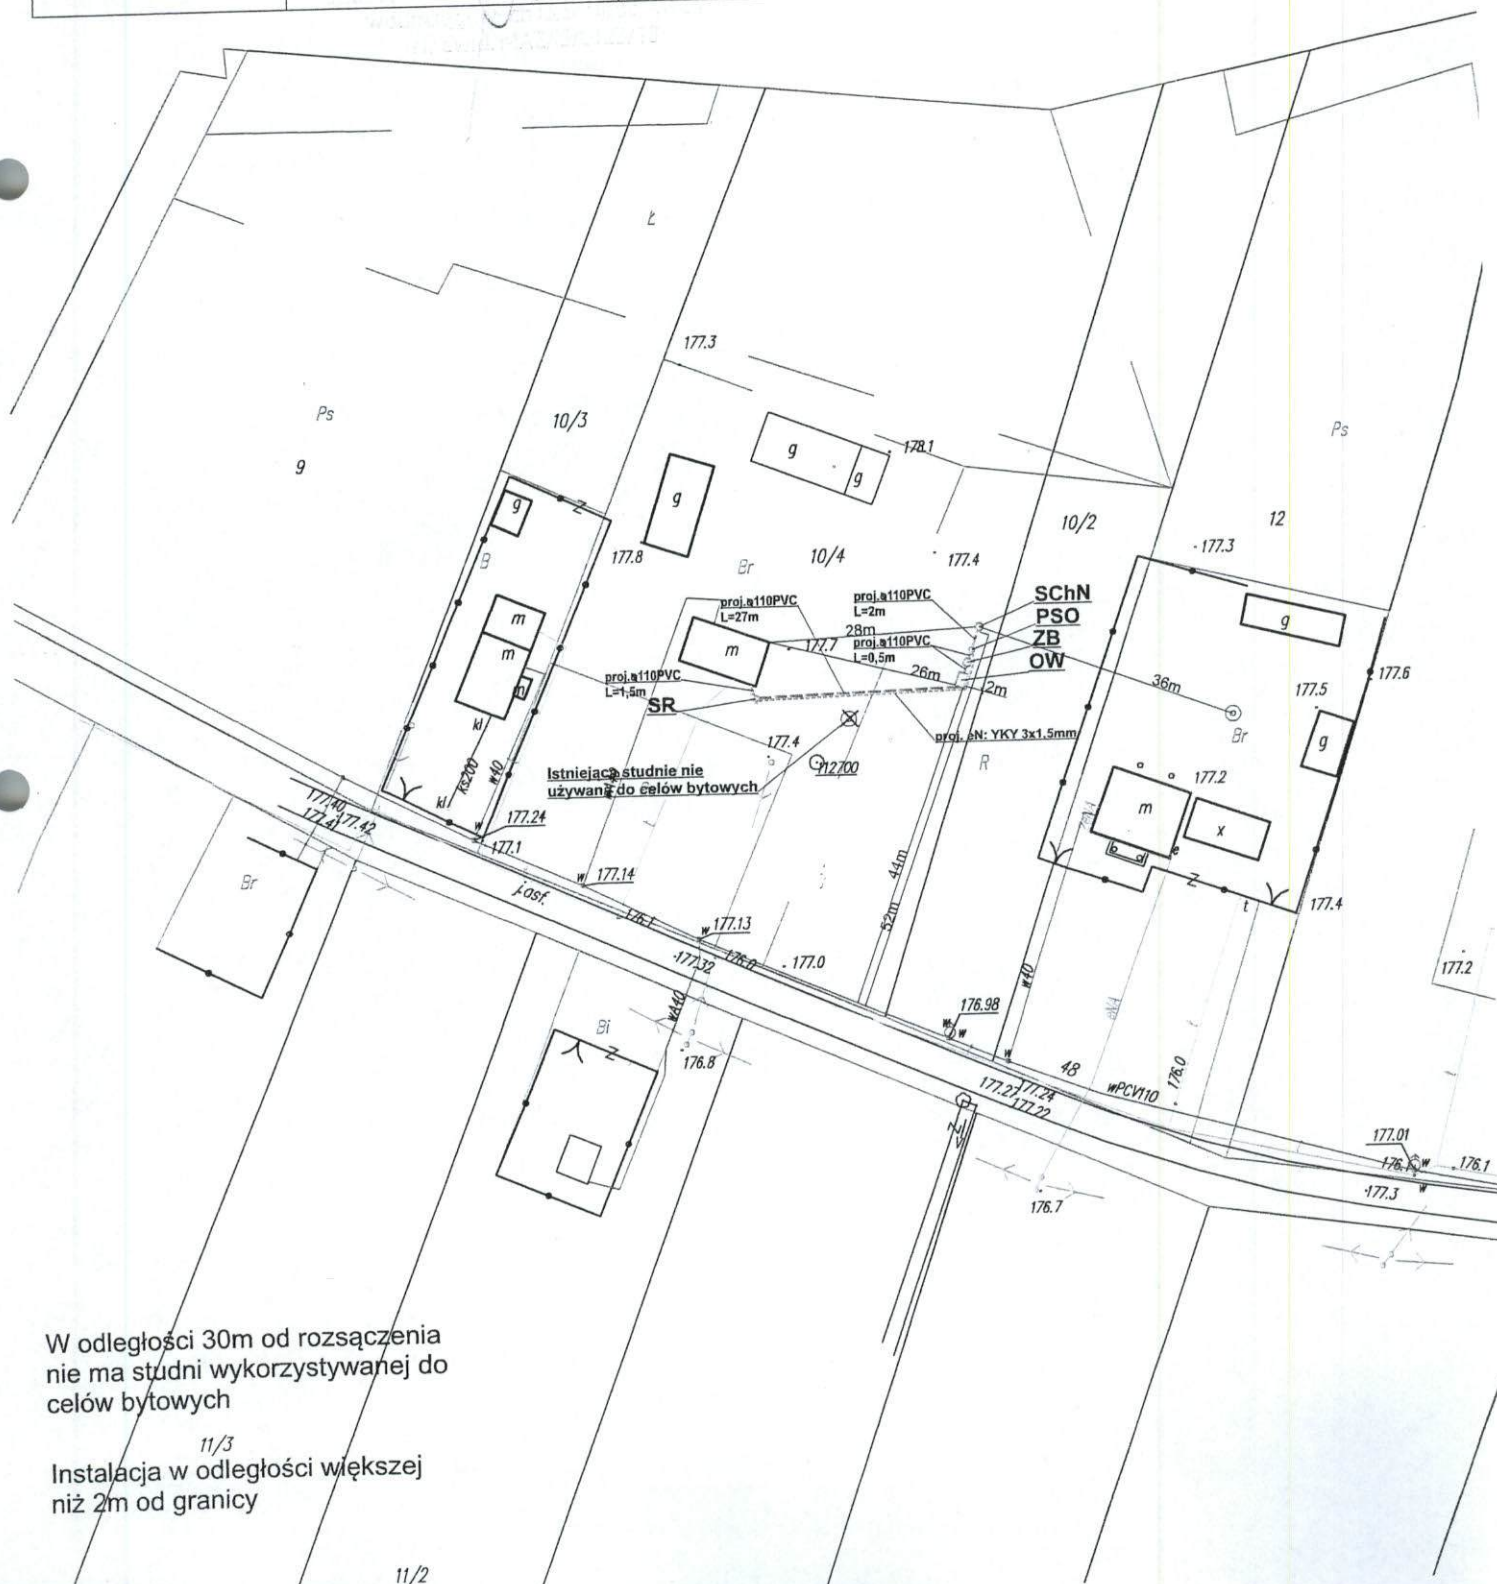

W odległości 30m od rozsączenia
nie ma studni wykorzystywanej do
celów bytowych

Instalacja w odległości większej
niż 2m od granicy

Nazwa opracowania: Budowa przydomowych oczyszczalni ścieków
na terenie Gminy Gózd

Inwestor: Urząd Gminy Gózd, ul. Radomska 7, 26-634 Gózd

Właściciel:

Nr działki:
28

Branża:
Sanitarna

Faza:
PB

Czarny Lasek

Tytuł rysunku: plan zagospodarowania terenu

Skala: 1:1000

Data:
06.2015r.

Projektant:
mgr inż. Grzegorz Okrój
UAN-II-K-8386/40/79

Podpis:

[Signature]

Nr rysunku:
148

Opracował:
mgr. Michał Okrój

Legenda:

- - - - - proj. rura kanalizacyjna
- proj. drenaż rozsączający
- PVC - proj. kanalizacja PVC110
- PE 32 - proj. kanalizacja PE 32
- PE 40 - proj. kanalizacja PE 40
- BR - proj. bioreaktor
- ZB - proj. zbiornik biologiczny
- OW - proj. osadnik wstępny
- PSS - proj. przepompownia ścieków surowych
- PSO - proj. przepompownia ścieków oczyszczonych
- SChN - proj. studnia chłonna
- SR - proj. studnia rewizyjna




W odległości 30m od rozsączania
nie ma studni wykorzystywanej do
celów bytowych

Instalacja w odległości większej
niż 2m od granicy

Nazwa opracowania: Budowa przydomowych oczyszczalni ścieków na terenie Gminy Gózd			
Inwestor: Urząd Gminy Gózd, ul. Radomska 7, 26-634 Gózd			
Właściciel: Czarny Lasek	Nr działki: 12	Branża: Sanitarna	Faza: PB
Tytuł rysunku: plan zagospodarowania terenu		Skala: 1:1000	Data: 06.2015r.
Projektant: mgr inż. Grzegorz Okrój UAN-II-K-8386/40/79		Podpis:	Nr rysunku: 144
Opracował: mgr. Michał Okrój			

Legenda:

- - proj. rura kanalizacyjna
- - proj. drenaż rozsączający
- PVC - proj. kanalizacja PVC110
- PE 32 - proj. kanalizacja PE 32
- PE 40 - proj. kanalizacja PE 40
- BR- proj. bioreaktor
- ZB- proj. złożo biologiczne
- OW- proj. osadnik wstępny
- PSS - proj. przepompownia ścieków surowych
- PSO - proj. przepompownia ścieków oczyszczonych
- SChN - proj. studnia chłonna
- SR - proj. studnia rewizyjna

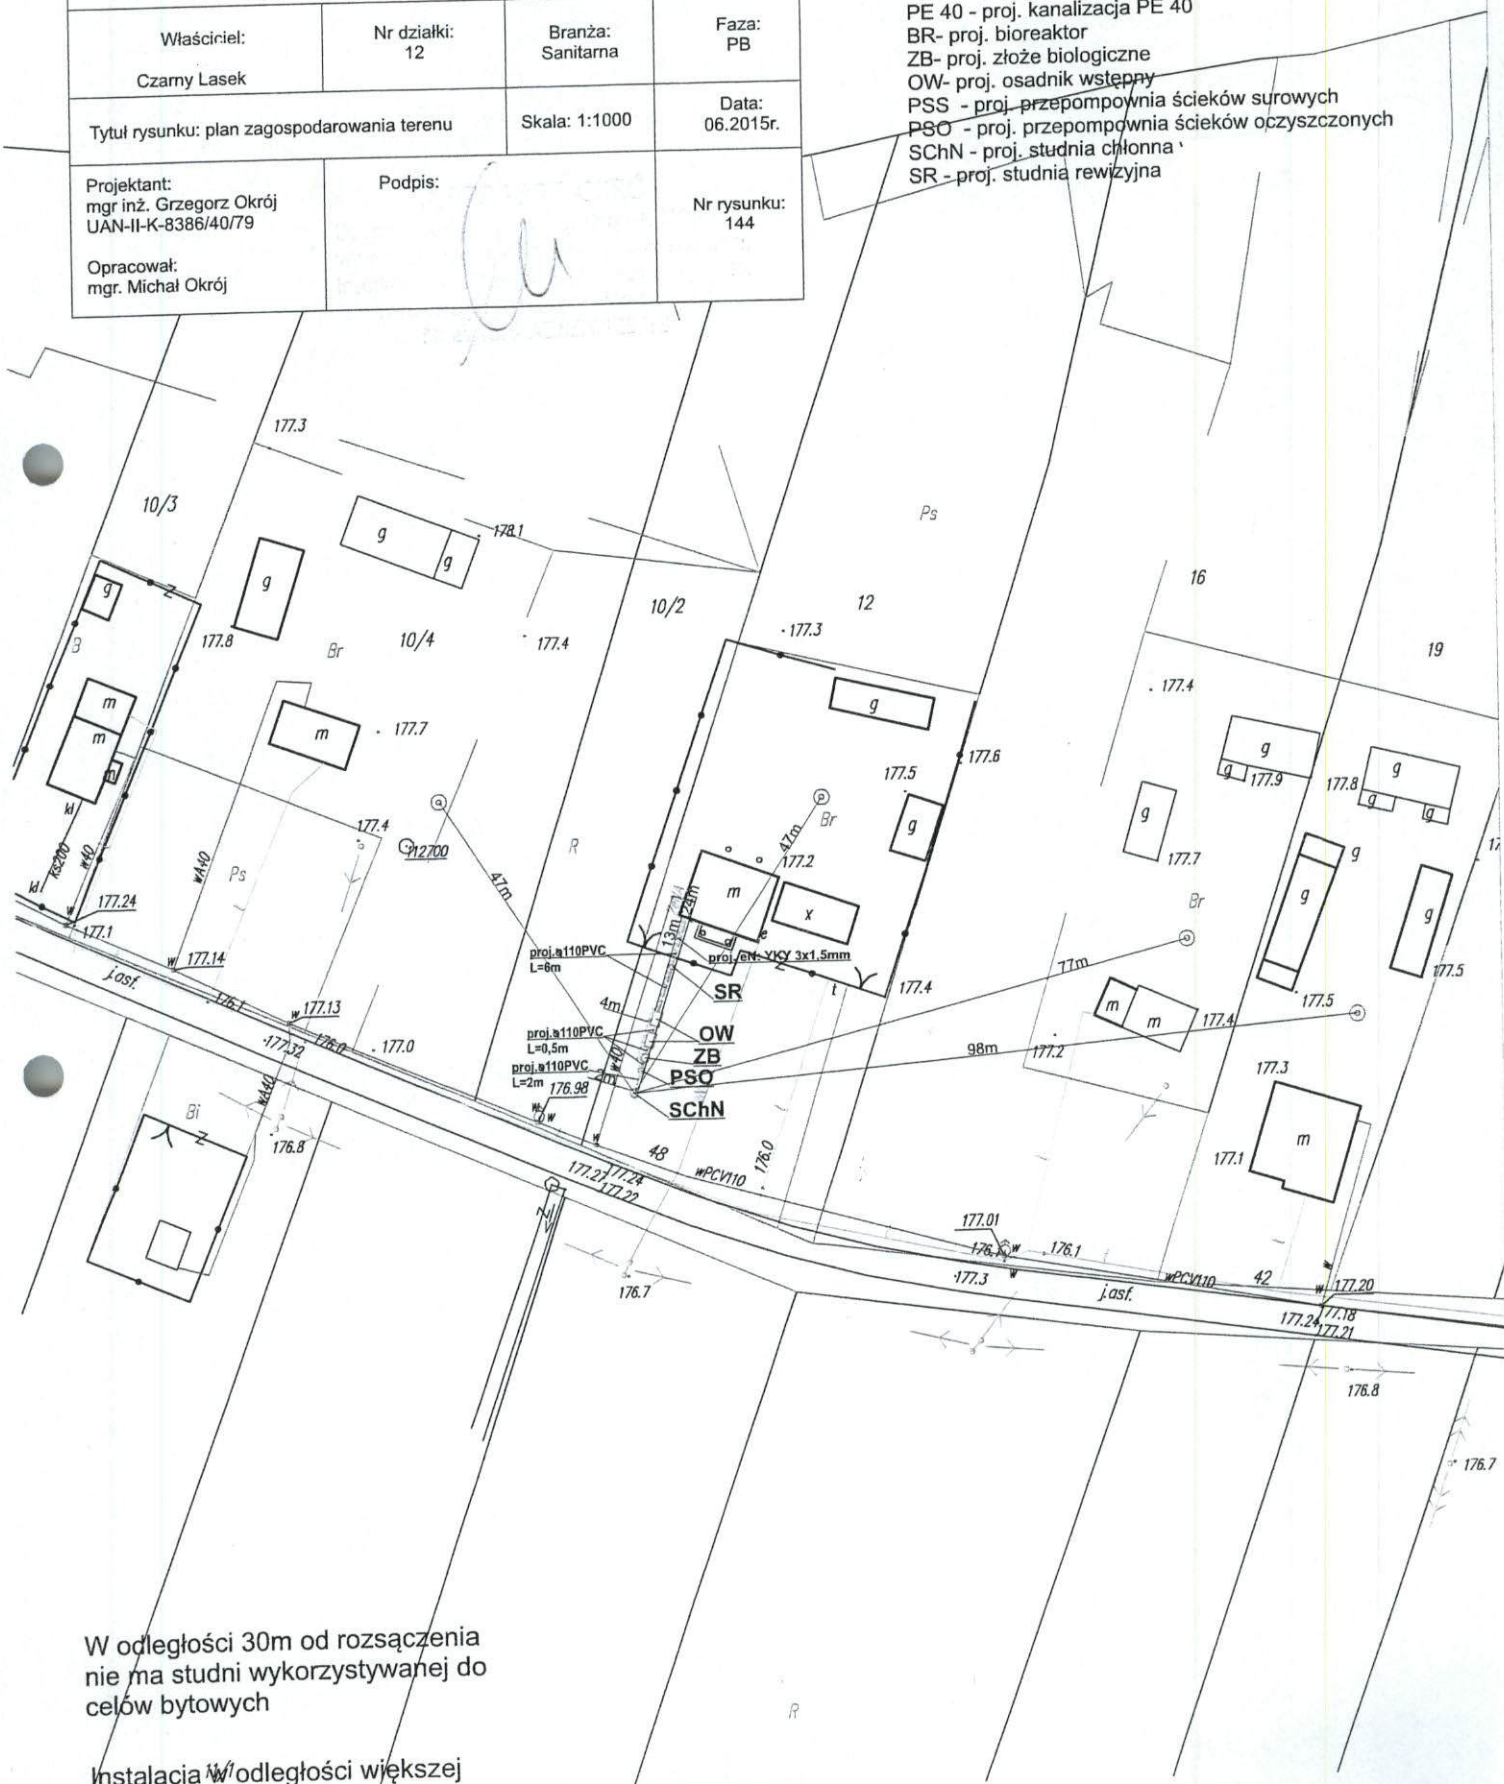

Nazwa opracowania: Budowa przydomowych oczyszczalni ścieków na terenie Gminy Gózd			
Inwestor: Urząd Gminy Gózd, ul. Radomska 7, 26-634 Gózd			
Właściciel: Czarny Lasek	Nr działki: 50, 52	Branża: Sanitarna	Faza: PB
Tytuł rysunku: plan zagospodarowania terenu		Skala: 1:1000	Data: 06.2015r.
Projektant: mgr inż. Grzegorz Okrój UAN-II-K-8386/40/79		Podpis:	Nr rysunku: 147
Opracował: mgr. Michał Okrój			

Legenda:


- - proj. rura kanalizacyjna
- - proj. drenaż rozsączający
- PVC - proj. kanalizacja PVC110
- PE 32 - proj. kanalizacja PE 32
- PE 40 - proj. kanalizacja PE 40
- BR - proj. bioreaktor
- ZB - proj. złożo biologiczne
- OW - proj. osadnik wstępny
- PSS - proj. przepompownia ścieków surowych
- PSO - proj. przepompownia ścieków oczyszczonych
- SChN - proj. studnia chłonna
- SR - proj. studnia rewizyjna



 
Nazwa opracowania: Budowa przydomowych oczyszczalni ścieków na terenie Gminy Gózd			
Inwestor: Urząd Gminy Gózd, ul. Radomska 7, 26-634 Gózd			
Właściciel: Czarny Lasek	Nr działki: 25	Branża: Sanitarna	Faza: PB
Tytuł rysunku: plan zagospodarowania terenu		Skala: 1:1000	Data: 06.2015r.
Projektant: mgr inż. Grzegorz Okrój UAN-II-K-8386/40/79		Podpis:	Nr rysunku: 151
Opracował: mgr. Michał Okrój			

Legenda:

- - - - - proj. rura kanalizacyjna
- - - - - proj. drenaż rozsączający
- PVC - proj. kanalizacja PVC110
- PE 32 - proj. kanalizacja PE 32
- PE 40 - proj. kanalizacja PE 40
- BR - proj. bioreaktor
- ZB - proj. złożo biologiczne
- OW - proj. osadnik wstępny
- PSS - proj. przepompownia ścieków surowych
- PSO - proj. przepompownia ścieków oczyszczonych
- SChN - proj. studnia chłonna
- SR - proj. studnia rewizyjna

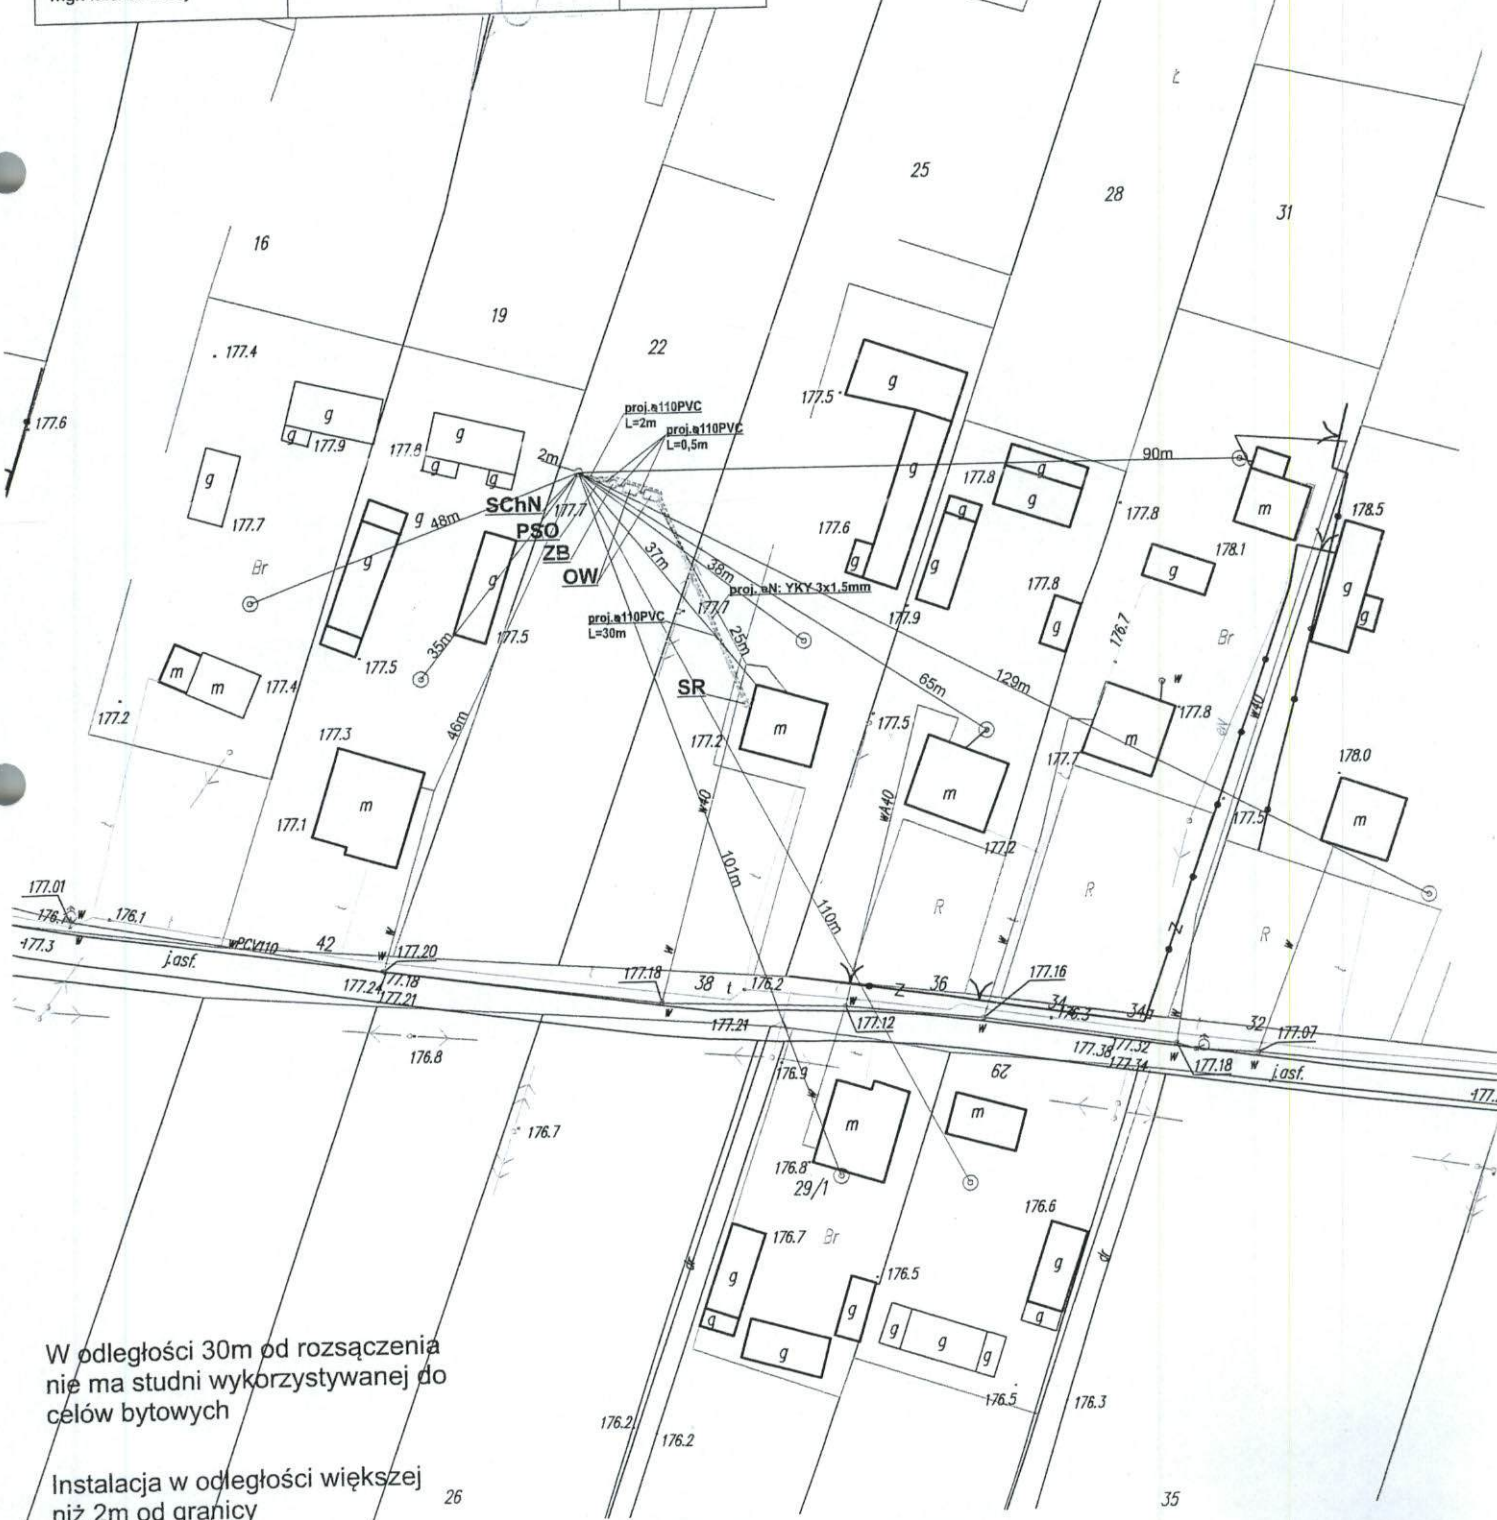

GOSPODARSTWO WODNE
 w Radomiu
 Drogowska 7, 26-600 Rad
 243 363 50 01, fax 243 363 58
 243 363 50 01, fax 243 363 58

Nazwa opracowania: Budowa przydomowych oczyszczalni ścieków na terenie Gminy Gózd			
Inwestor: Urząd Gminy Gózd, ul. Radomska 7, 26-634 Gózd			
Właściciel: Czarny Lasek	Nr działki: 48/1	Branża: Sanitarna	Faza: PB
Tytuł rysunku: plan zagospodarowania terenu		Skala: 1:1000	Data: 06.2015r.
Projektant: mgr inż. Grzegorz Okrój UAN-II-K-8386/40/79	Podpis: 		Nr rysunku: 146
Opracował: mgr. Michał Okrój			

 
Legenda:

- - proj. rura kanalizacyjna
- - proj. drenaż rozsączający
- PVC - proj. kanalizacja PVC110
- PE 32 - proj. kanalizacja PE 32
- PE 40 - proj. kanalizacja PE 40
- BR- proj. bioreaktor
- ZB- proj. złożo biologiczne
- OW- proj. osadnik wstępny
- PSS - proj. przepompownia ścieków surowych
- PSO - proj. przepompownia ścieków oczyszczonych
- SChN - proj. studnia chłonna
- SR - proj. studnia rewizyjna



W odległości 30m od rozsączenia nie ma studni wykorzystywanej do celów bytowych

Instalacja w odległości większej niż 2m od granicy

Nazwa opracowania: Budowa przydomowych oczyszczalni ścieków na terenie Gminy Gózd			
Inwestor: Urząd Gminy Gózd, ul. Radomska 7, 26-634 Gózd			
Właściciel: Czarny Lasek	Nr działki: 29/1	Branża: Sanitarna	Faza: PB
Tytuł rysunku: plan zagospodarowania terenu		Skala: 1:1000	Data: 06.2015r.
Projektant: mgr inż. Grzegorz Okrój UAN-II-K-8386/40/79		Podpis: 	Nr rysunku: 145
Opracował: mgr. Michał Okrój			

Legenda:

- - proj. rura kanalizacyjna
- - proj. drenaż rozsączający
- PVC - proj. kanalizacja PVC110
- PE 32 - proj. kanalizacja PE 32
- PE 40 - proj. kanalizacja PE 40
- BR - proj. bioreaktor
- ZB - proj. złożo biologiczne
- OW - proj. osadnik wstępny
- PSS - proj. przepompownia ścieków surowych
- PSO - proj. przepompownia ścieków oczyszczonych
- SChN - proj. studnia chłonna
- SR - proj. studnia rewizyjna

