

STAROSTWO POWIATOWE  
W RADOMIU

Demagalskięc. 7 76-600 Radon

148/265-58-01 jax/48/ B65-58-0

tel: 48/ 365-36-01, fax: 48/ 365-36-02  
e-mail: [powiat@radomipowiat.pl](mailto:powiat@radomipowiat.pl)

Nazwa opracowania: Budowa przydomowych oczyszczalni ścieków  
na terenie Gminy Gózd

Inwestor: Urząd Gminy Gózd, ul. Radomska 7, 26-634 Gózd

Nr działki:  
100/3

Faza:  
PB

---

---

Data:

Skala: 1:1000

06.2015r.

Podpis: *[Signature]* Nr rysunku: *[Blank]*

01) urządzeń elektrycznych, wentylacji i kanalizacyjnych

**Legenda:**

**Legenda:**

--- -- - proj. drenaż rozsączający

PVC - proj. kanalizacija PVC 110

PE 32 - proj. kanalizacja PE 32

PE 40 - proj. kanalizacja PE/40

BR- proj. bioreaktor

ZB- proj. złoża biologiczne

OW<sub>9</sub>proj. osadnik wstępny

PSS - proj. przepompownia ścieków surowych

PSO - proj. przepompownia ścieków oczyszczonych

SChN - proj. studnia chłonna w nasypie

SR - proj. studnia rewizyjna

W odległości 30m od rozsączenia  
nie ma studni wykorzystywanej do  
celów bytowych

Instalacja w odległości większej niż 2m od granicy

|                                                                                   |                             |                                                                                                         |                    |
|-----------------------------------------------------------------------------------|-----------------------------|---------------------------------------------------------------------------------------------------------|--------------------|
| Nazwa opracowania: Budowa przydomowych oczyszczalni ścieków na terenie Gminy Gózd |                             |                                                                                                         |                    |
| Inwestor: Urząd Gminy Gózd, ul. Radomska 7, 26-634 Gózd                           |                             |                                                                                                         |                    |
| Właściciel:<br>Lipiny                                                             | Nr działki:<br>177/2, 182/2 | Branża:<br>Sanitarna                                                                                    | Faza:<br>PB        |
| Tytuł rysunku: plan zagospodarowania terenu                                       |                             | Skala: 1:1000                                                                                           | Data:<br>06.2015r. |
| Projektant:<br>mgr inż. Grzegorz Okrój<br>UAN-II-K-8386/40/79                     |                             | Podpis: GRZEGORZ OKRÓJ<br>Nr rysunku: 103                                                               |                    |
| Opracował:<br>mgr. Michał Okrój                                                   |                             | w specyfikacji instalacji w tym zakresie, w szczególności w zakresie instalacji i urządzeń sanitarnych. |                    |

**Legenda:**

- - proj. rura kanalizacyjna
- - proj. drenaż rozsączający
- PVC - proj. kanalizacja PVC110
- PE32 - proj. kanalizacja PE 32
- PE 40 - proj. kanalizacja PE 40
- BR- proj. bioreaktor
- ZB- proj. zbiornik biologiczny
- OW- proj. osadnik wstępny
- PSS - proj. przepompownia ścieków surowych
- PSO - proj. przepompownia ścieków oczyszczonych
- SChN - proj. studnia chłonna w nasypie
- SR - proj. studnia rewizyjna

177/2

LsVI

197

 
378/3

2V

W odległości 30m od rozsączenia  
nie ma studni wykorzystywanej do  
celów bytowych


Instalacja w odległości większej  
niż 2m od granicy



|                                                                                   |                         |                                                                                                                    |                    |
|-----------------------------------------------------------------------------------|-------------------------|--------------------------------------------------------------------------------------------------------------------|--------------------|
| Nazwa opracowania: Budowa przydomowych oczyszczalni ścieków na terenie Gminy Gózd |                         |                                                                                                                    |                    |
| Inwestor: Urząd Gminy Gózd, ul. Radomska 7, 26-634 Gózd                           |                         |                                                                                                                    |                    |
| Właściciel:<br>Lipiny                                                             | Nr działki:<br>202, 207 | Branża:<br>Sanitarna                                                                                               | Faza:<br>PB        |
| Tytuł rysunku: plan zagospodarowania terenu                                       |                         | Skala: 1:1000                                                                                                      | Data:<br>06.2015r. |
| Projektant:<br>mgr inż. Grzegorz Okrój<br>UAN-II-K-8386/40/79                     |                         | Podpis:<br><br>Nr rysunku:<br>104 |                    |
| Opracował:<br>mgr. Michał Okrój                                                   |                         |                                                                                                                    |                    |

**Legenda:**

- - proj. rura kanalizacyjna
- - proj. drenaż rozsączający
- PVC - proj. kanalizacja PVC110
- PE 32 - proj. kanalizacja PE 32
- PE 40 - proj. kanalizacja PE 40
- BR - proj. bioreaktor
- ZB - proj. złożo biologiczne
- OW - proj. osadnik wstępny
- PSS - proj. przepompownia ścieków surowych
- PSO - proj. przepompownia ścieków oczyszczonych
- SChN - proj. studnia chłonna w nasypie
- SR - proj. studnia rewizyjna

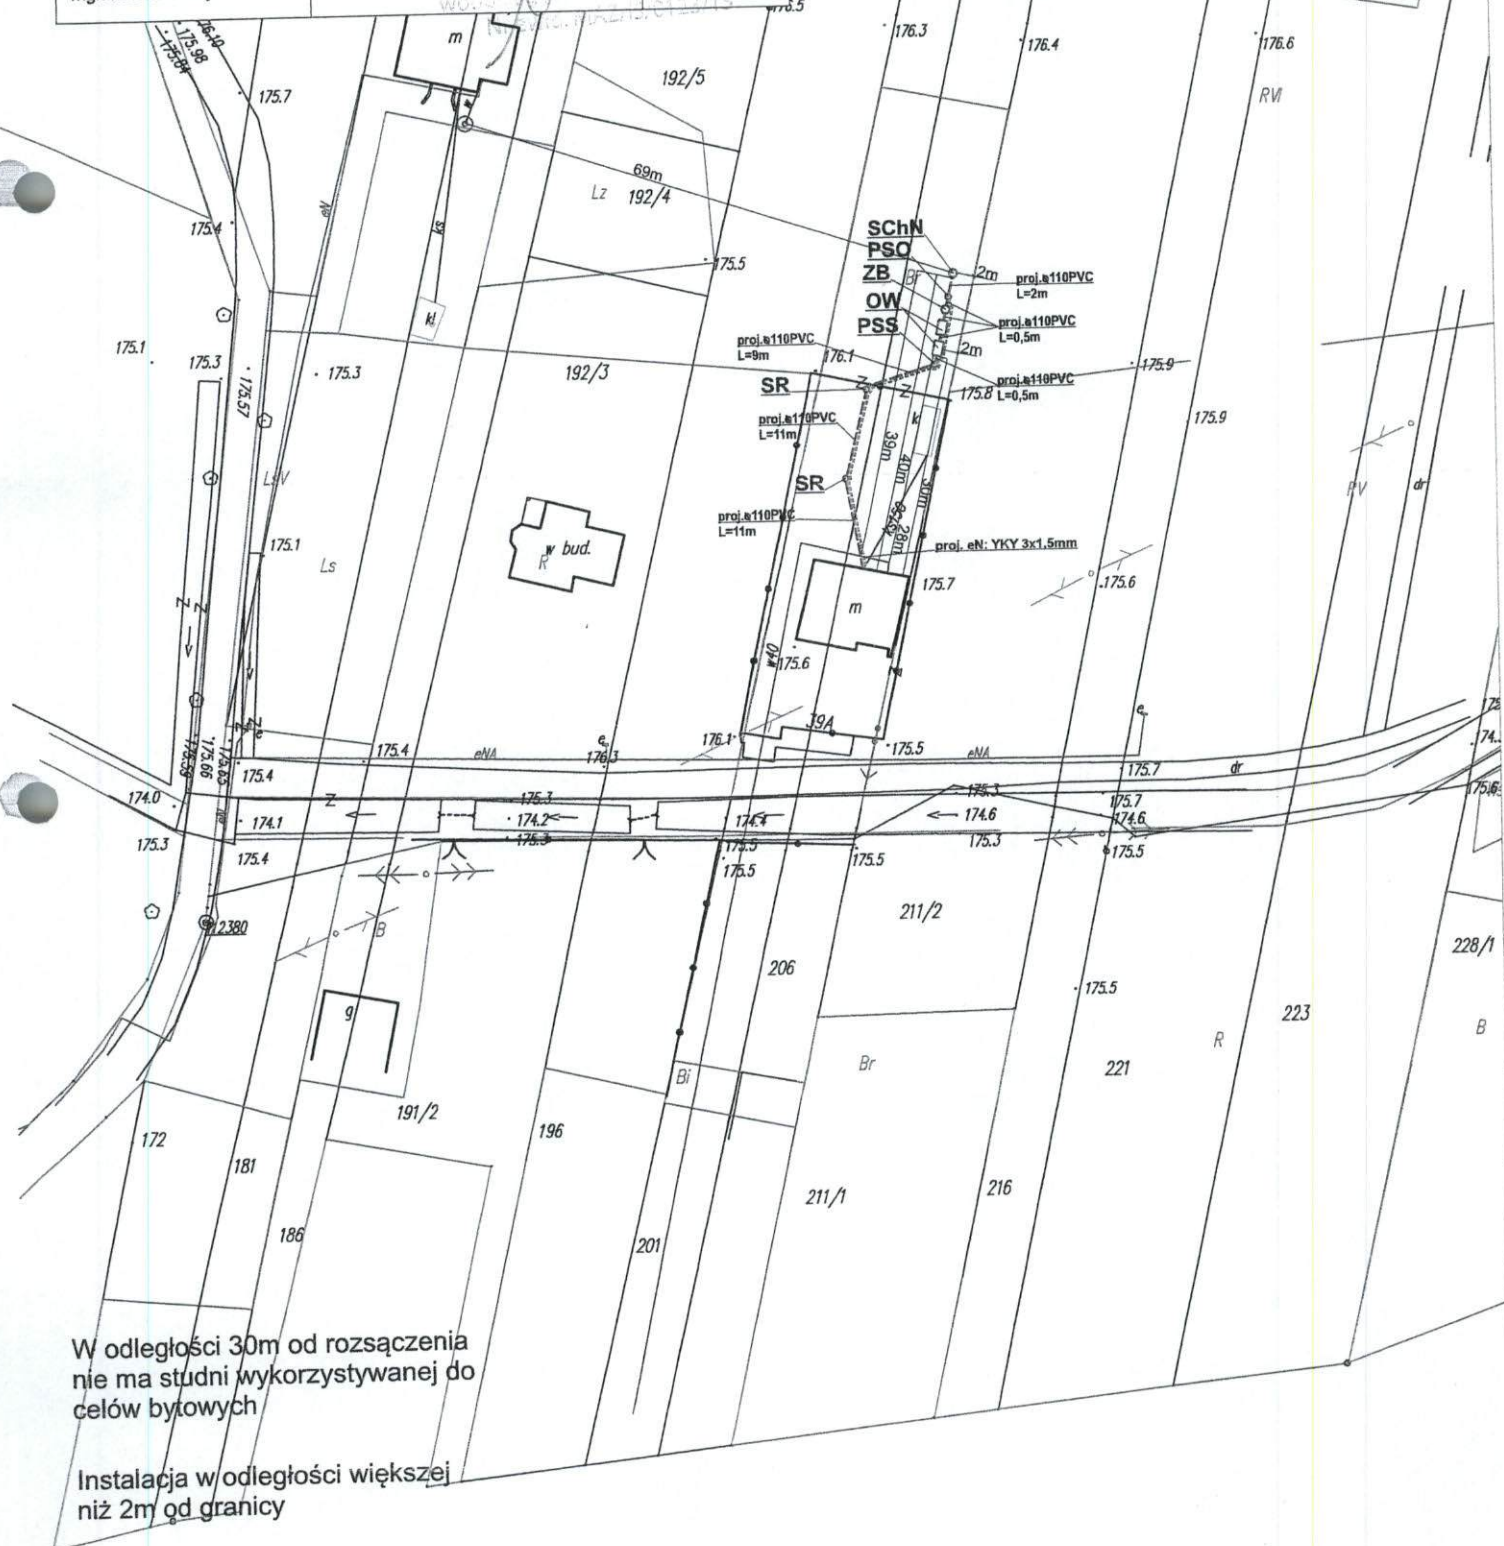

STAROSTWO POWIATOWE  
W RADOMIU  
ul. Domagalskiego 7, 26-600 Radom  
tel. 48/ 365-58-01, fax 48/ 365-58-01  
mail: powiat@radompowiat.pl

Nazwa opracowania: Budowa przydomowych oczyszczalni ścieków  
na terenie Gminy Gózd

Inwestor: Urząd Gminy Gózd, ul. Radomska 7, 26-634 Gózd

Właściciel:

Lipiny

Nr działki:

229/1

Branża:

Sanitarna

Faza:

PB

Tytuł rysunku: plan zagospodarowania terenu

Skala: 1:1000

Data:

06.2015r.

Projektant:  
mgr inż. Grzegorz Okrój  
UAN-II-K-8386/40/79

Podpis:

mgr inż. Grzegorz Okrój  
w specjalności: projektowanie i wykonanie instalacji i urządzeń wodociągowych, kanalizacyjnych, wodociągów i kanalizacyjnych  
Nr ewid. 1142/15/0123/13

Nr rysunku:  
105

Opracował:  
mgr. Michał Okrój

#### Legenda:

- - proj. rura kanalizacyjna
- - proj. drenaż rozsączający
- PVC - proj. kanalizacja PVC110
- PE 32 - proj. kanalizacja PE 32
- PE 40 - proj. kanalizacja PE 40
- BR - proj. bioreaktor
- ZB - proj. złożo biologiczne
- OW - proj. osadnik wstępny
- PSS - proj. przepompownia ścieków surowych
- PSO - proj. przepompownia ścieków oczyszczonych
- SChN - proj. studnia chronna w nasypie
- SR - proj. studnia rewizyjna





222

187

Nr działki:

۱۸۵-۴ciciel:

Nr działki:  
222

**Branža:**  
**Sanitarna**

Faza:  
PB

anku: plan zagospodarowania terenu

Skala: 1:1000

Data:  
06.2015r.

Projektant:  
mgr inż. Grzegorz Okrój  
UAN-II-K-8386/40/79

Podpis:

Nr rysunku:  
106

Opracował:  
mgr. Michał Okrój

**Legenda:**

----- - proj. rura kanalizacyjna

~~proj. kanałizacyjny~~  
~~proj. drenaż rozsączający~~

~~----- proj. drewnianych łączących,~~  
~~PVC - proj. kanalizacja PVC110~~

PE 32 - proj. kanalizacja PE 32

PE 32 - proj. kanalizacija PE 32  
PE 40 - proj. kanalizacija PE 40

PE 40 - proj. kanaliz  
BR- proj. bioreaktor

BR- proj. bioreaktor  
7B- proj. złoże biologiczne

ZB- proj. złożę biologiczne  
OW- proj. osadnik wstępny

OW- proj. osadnik wstępny  
PSS - proj. przepompownia ścieków surowych

PSS - proj. przepompownia ścieków surowych  
PSO - proj. przepompownia ścieków oczyszczonych


PSO - proj. przepompownia ścieków oc.  
SChN - proj. studnia chłonna w nasypie

SR - proj. studnia rewizyjna




W odległości 30m od rozsączenia  
nie ma studni wykorzystywanej do  
celów bytowych

Instalacja w odległości większej  
niż 2m od granicy
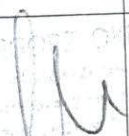
|                                                                                   |                      |                                                                                                                    |                    |
|-----------------------------------------------------------------------------------|----------------------|--------------------------------------------------------------------------------------------------------------------|--------------------|
| Nazwa opracowania: Budowa przydomowych oczyszczalni ścieków na terenie Gminy Gózd |                      |                                                                                                                    |                    |
| Inwestor: Urząd Gminy Gózd, ul. Radomska 7, 26-634 Gózd                           |                      |                                                                                                                    |                    |
| Właściciel:<br>Lipiny                                                             | Nr działki:<br>249/1 | Branża:<br>Sanitarna                                                                                               | Faza:<br>PB        |
| Tytuł rysunku: plan zagospodarowania terenu                                       |                      | Skala: 1:1000                                                                                                      | Data:<br>06.2015r. |
| Projektant:<br>mgr inż. Grzegorz Okrój<br>UAN-II-K-8386/40/79                     |                      | Podpis:<br><br>Nr rysunku:<br>107 |                    |
| Opracował:<br>mgr. Michał Okrój                                                   |                      |                                                                                                                    |                    |

**Legenda:**

- - proj. rura kanalizacyjna
- - proj. drenaż rozsączający
- PVC - proj. kanalizacja PVC110
- PE 32 - proj. kanalizacja PE 32
- PE 40 - proj. kanalizacja PE 40
- BR- proj. bioreaktor
- ZB- proj. zbiornik biologiczny
- OW- proj. osadnik wstępny
- PSS - proj. przepompownia ścieków surowych
- PSO - proj. przepompownia ścieków oczyszczonych
- SChN - proj. studnia chłonna w nasypie
- SR - proj. studnia rewizyjna

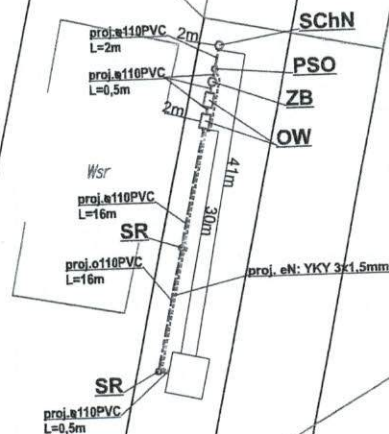

W odległości 30m od rozsączenia  
nie ma studni wykorzystywanej do  
celów bytowych

175.7

Instalacja w odległości większej  
niż 2m od granicy



253



Nazwa opracowania: Budowa przydomowych oczyszczalni ścieków  
na terenie Gminy Gózd

Inwestor: Urząd Gminy Gózd, ul. Radomska 7, 26-634 Gózd

|                       |                                      |                      |             |
|-----------------------|--------------------------------------|----------------------|-------------|
| Właściciel:<br>Lipiny | Nr działki:<br>927, 928, 929,<br>924 | Branża:<br>Sanitarna | Faza:<br>PB |
|-----------------------|--------------------------------------|----------------------|-------------|

|                                             |               |                    |
|---------------------------------------------|---------------|--------------------|
| Tytuł rysunku: plan zagospodarowania terenu | Skala: 1:1000 | Data:<br>06.2015r. |
|---------------------------------------------|---------------|--------------------|

Projektant:  
mgr inż. Grzegorz Okrój  
UAN-II-K-8386/40/79


Podpis:  
*C. Okrój*

Nr rysunku:  
108

Opracował:  
mgr. Michał Okrój

#### Legenda:

- - proj. rura kanalizacyjna
- - - - - proj. drenaz rozsączający
- PVC - proj. kanalizacja PVC110
- PE 32 - proj. kanalizacja PE 32
- PE 40 - proj. kanalizacja PE 40
- BR - proj. bioreaktor
- ZB - proj. złożo biologiczne
- OW - proj. osadnik wstępny
- PSS - proj. przepompownia ścieków surowych
- PSO - proj. przepompownia ścieków oczyszczonych
- SChN - proj. studnia chłonna w nasypie
- SR - proj. studnia rewizyjna

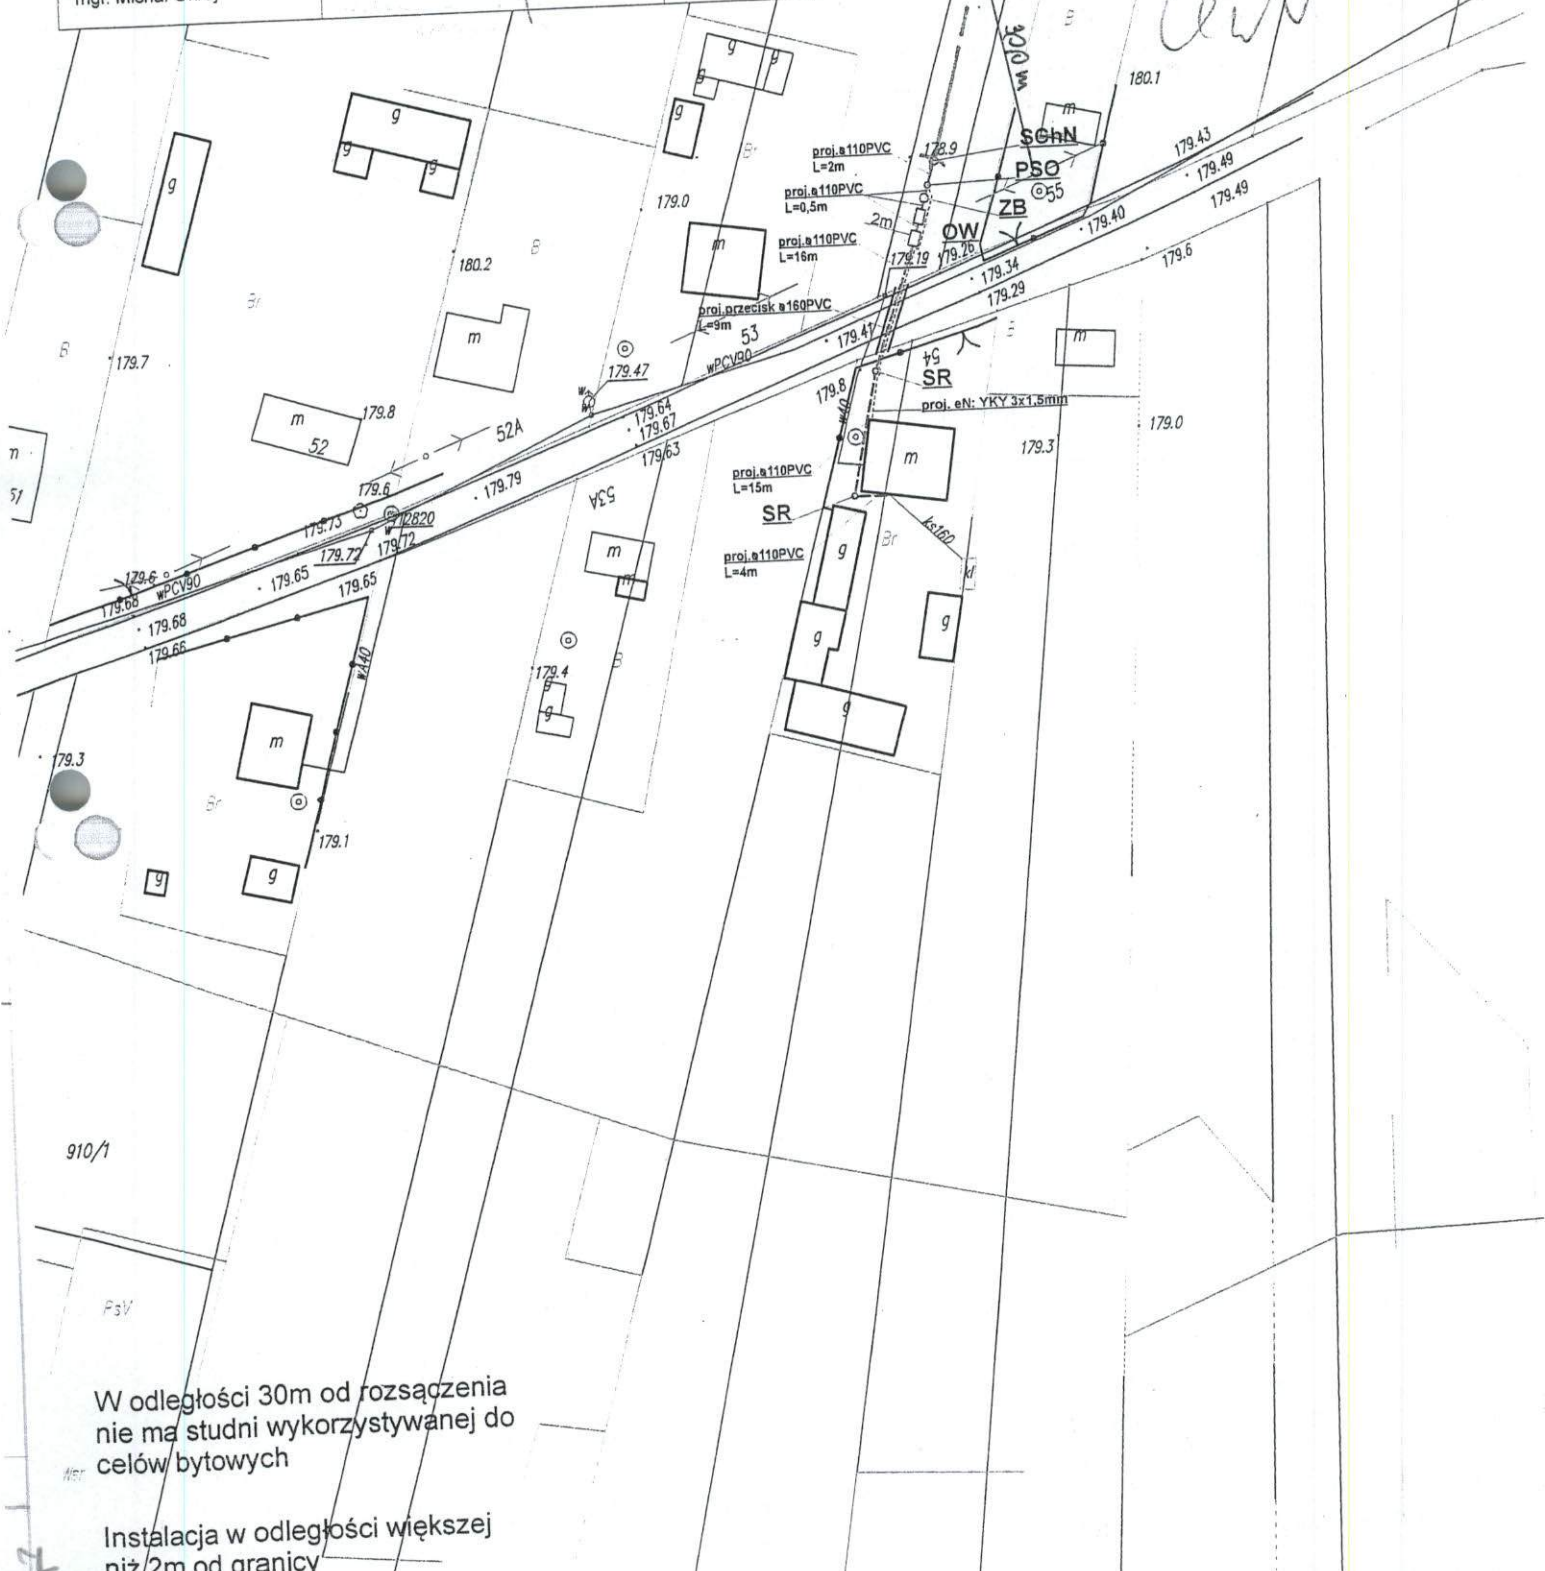

W odległości 30m od rozsączenia  
nie ma studni wykorzystywanej do  
celów bytowych

Instalacja w odległości większej  
niż 2m od granicy

Nazwa opracowania: Budowa przydomowych oczyszczalni ścieków  
na terenie Gminy Gózd

Inwestor: Urząd Gminy Gózd, ul. Radomska 7, 26-634 Gózd

Właściciel:  
Lipiny

Nr działki:  
914

Branża:  
Sanitarna

Faza:  
PB

Tytuł rysunku: plan zagospodarowania terenu

Skala: 1:1000

Data:  
06.2015r.

Projektant:  
mgr inż. Grzegorz Okrój  
UAN-II-K-8386/40/79


Podpis:

Nr rysunku:  
109

Opracował:  
mgr. Michał Okrój

**Legenda:**

- - proj. rura kanalizacyjna
- - proj. drenaż rozsączający
- PVC - proj. kanalizacja PVC110
- PE 32 - proj. kanalizacja PE 32
- PE 40 - proj. kanalizacja PE 40
- BR - proj. bioreaktor
- ZB - proj. zbiornik biologiczny
- OW - proj. osadnik wstępny
- PSS - proj. przepompownia ścieków surowych
- PSO - proj. przepompownia ścieków oczyszczonych
- SchN - proj. studnia chłonna w nasypie
- SR - proj. studnia rewizyjna

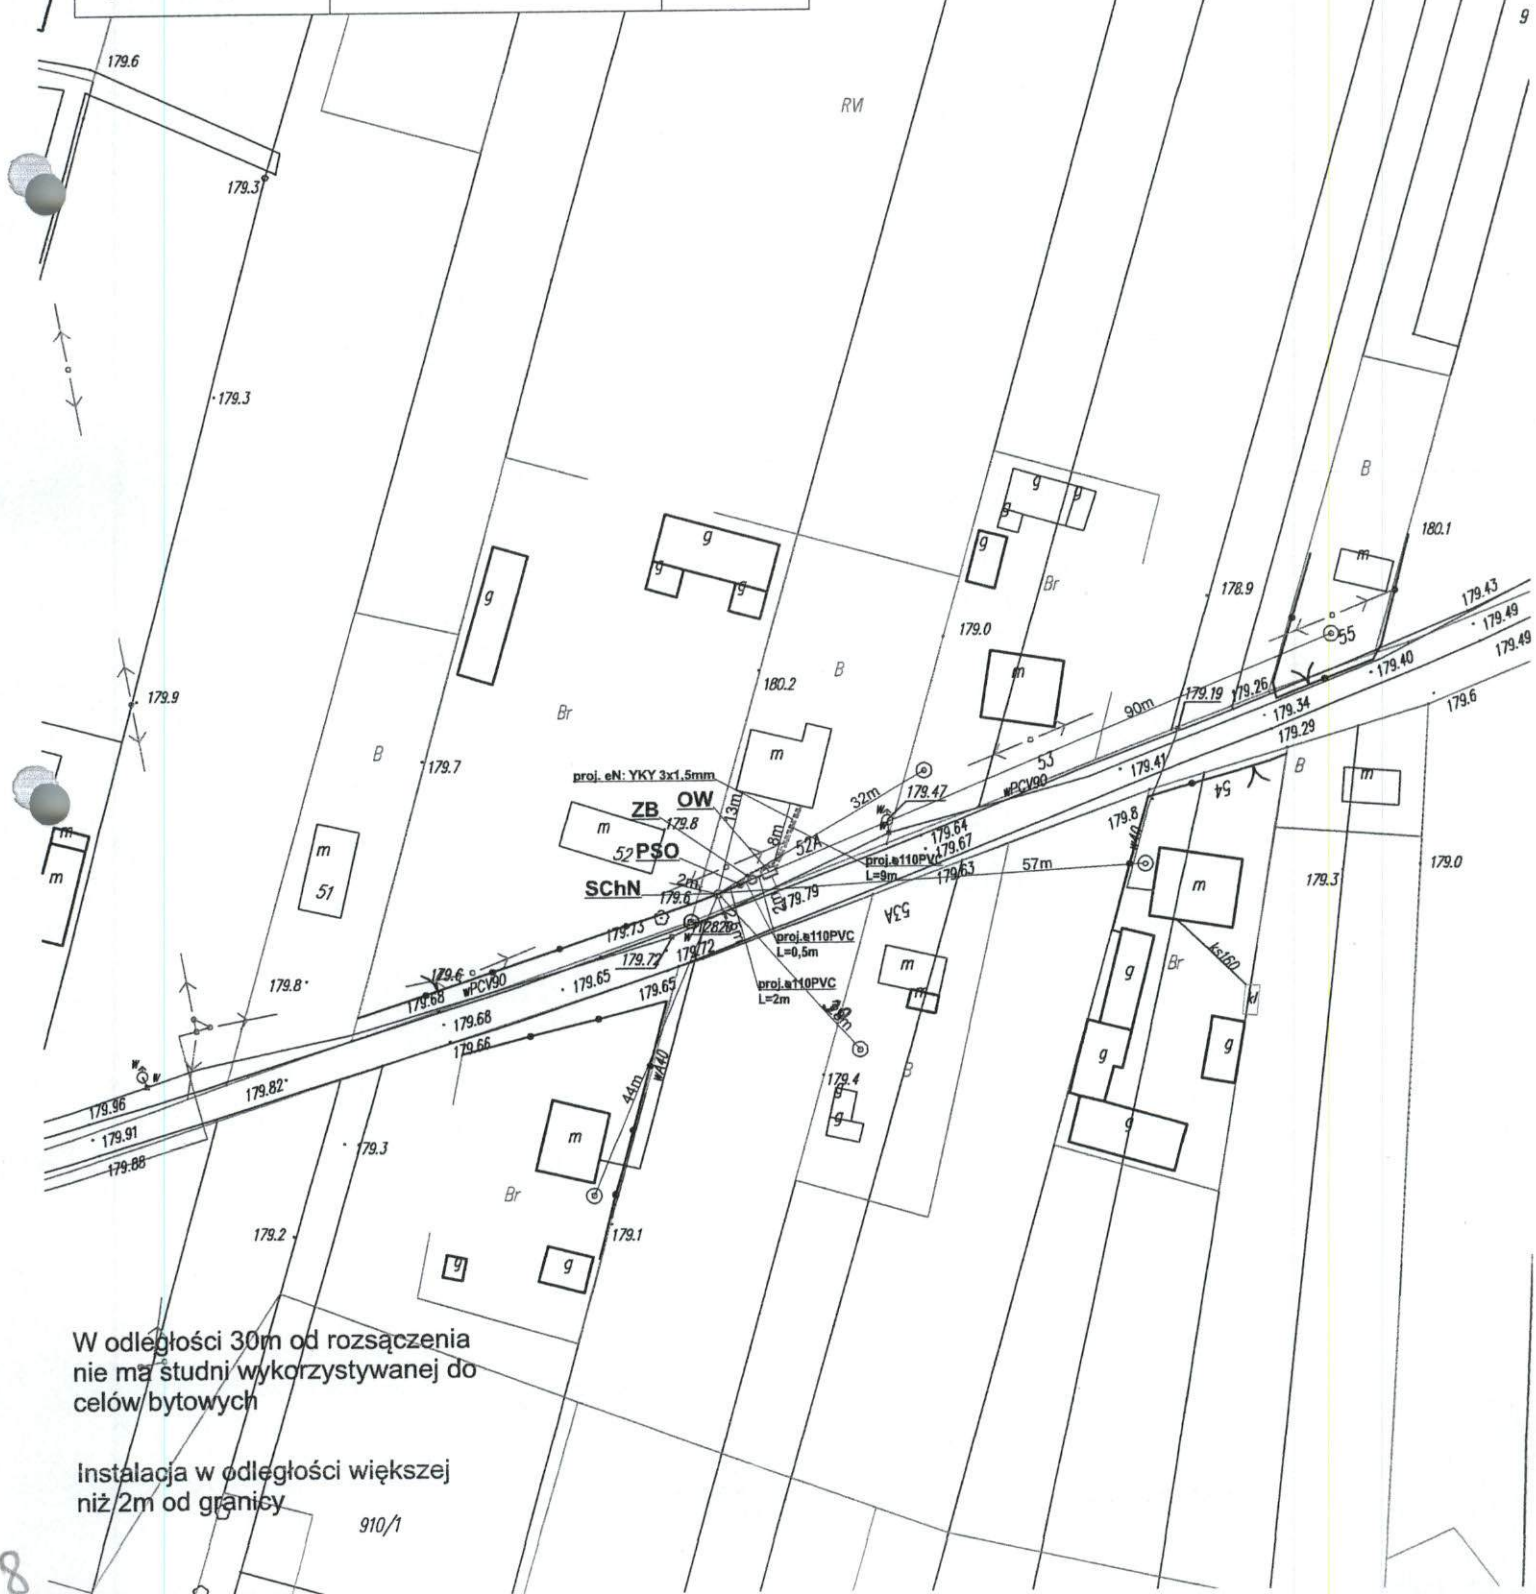




# STAROSTWO POWIATOWE w RADOMIU

ul. Domagalskiego 7, 26-600 Radom


tel. 48/ 365-58-01, fax 48/ 365-58-01

mail: powiat@radompowiat.pl
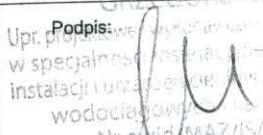
|                                                                                   |                                                                                                                                                                                                                       |                      |                    |
|-----------------------------------------------------------------------------------|-----------------------------------------------------------------------------------------------------------------------------------------------------------------------------------------------------------------------|----------------------|--------------------|
| Nazwa opracowania: Budowa przydomowych oczyszczalni ścieków na terenie Gminy Gózd |                                                                                                                                                                                                                       |                      |                    |
| Inwestor: Urząd Gminy Gózd, ul. Radomska 7, 26-634 Gózd                           |                                                                                                                                                                                                                       |                      |                    |
| Właściciel:<br>Lipiny                                                             | Nr działki:<br>910                                                                                                                                                                                                    | Branża:<br>Sanitarna | Faza:<br>PB        |
| Tytuł rysunku: plan zagospodarowania terenu                                       |                                                                                                                                                                                                                       | Skala: 1:1000        | Data: 06.2015r.    |
| Projektant:<br>mgr inż. Grzegorz Okrój<br>UAN-II-K-8386/40/79                     | Podpis:<br><br>Upr. projektowa w zakresie projektowania instalacji i urządzeń wodociągowych i sanitarnych<br>Nr ewid. MAZ/IS/0122/15 |                      | Nr rysunku:<br>110 |
| Opracował:<br>mgr. Michał Okrój                                                   |                                                                                                                                                                                                                       |                      |                    |

## Legenda:

- - proj. rura kanalizacyjna
- - proj. drenaż rozsączający
- PVC - proj. kanalizacja PVC110
- PE 32 - proj. kanalizacja PE 32
- PE 40 - proj. kanalizacja PE 40
- BR- proj. bioreaktor
- ZB- proj. złożo biologiczne
- OW- proj. osadnik wstępny
- PSS - proj. przepompownia ścieków surowych
- PSO - proj. przepompownia ścieków oczyszczonych
- SChN - proj. studnia chłonna w nasypie
- SR - proj. studnia rewizyjna

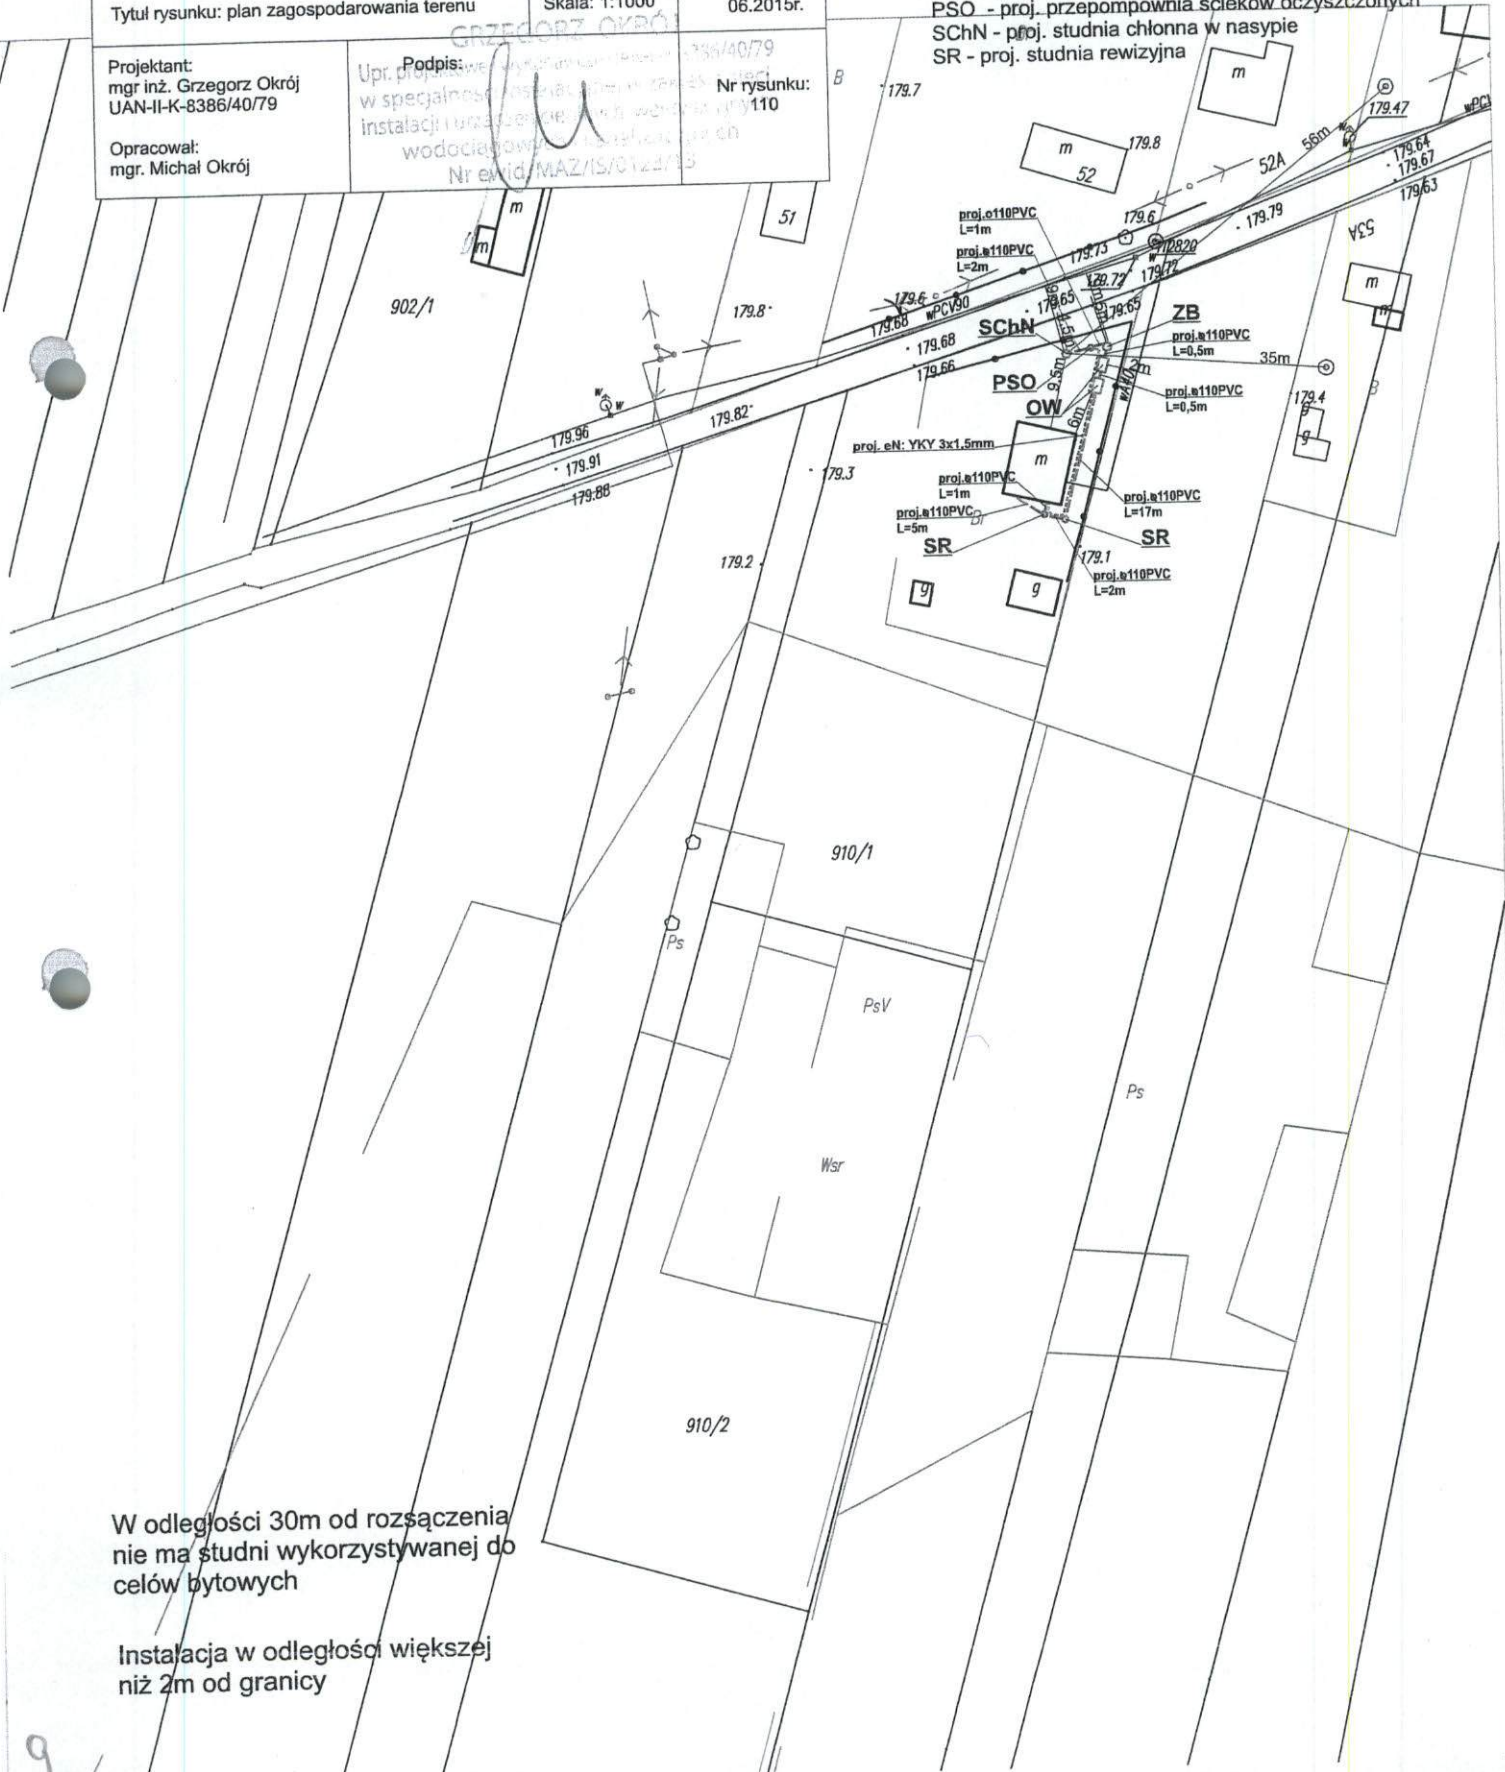

869

STAROSTWO POWIATOWE  
w RADOMIU

ul. Domagalskiego 7, 26-600 Radom

tel. 48/ 365-58-01, fax 48/ 365-58-01

e-mail: powiat@radompowiat.pl

Nazwa opracowania: Budowa przydomowych oczyszczalni ścieków  
na terenie Gminy Gózd

Inwestor: Urząd Gminy Gózd, ul. Radomska 7, 26-634 Gózd

Właściciel:

Lipiny

Nr działki:

887, 890/1

Branża:

Sanitarna

Faza:

PB

Tytuł rysunku: plan zagospodarowania terenu

Skala: 1:1000

Data:


06.2015r.

Projektant:  
mgr inż. Grzegorz Okrój  
UAN-II-K-8386/40/79

Podpis:

Nr rysunku:  
111Opracował:  
mgr Michał Okrój**Legenda:**

- - proj. rura kanalizacyjna
- - proj. drenaż rozsączający
- PVC - proj. kanalizacja PVC110
- PE 32 - proj. kanalizacja PE 32
- PE 40 - proj. kanalizacja PE 40
- BR - proj. bioreaktor
- ZB - proj. złożo biologiczne
- OW - proj. osadnik wstępny
- PSS - proj. przepompownia ścieków surowych
- PSO - proj. przepompownia ścieków oczyszczonych
- SChN - proj. studnia chłonna w nasypie
- SR - proj. studnia rewizyjna

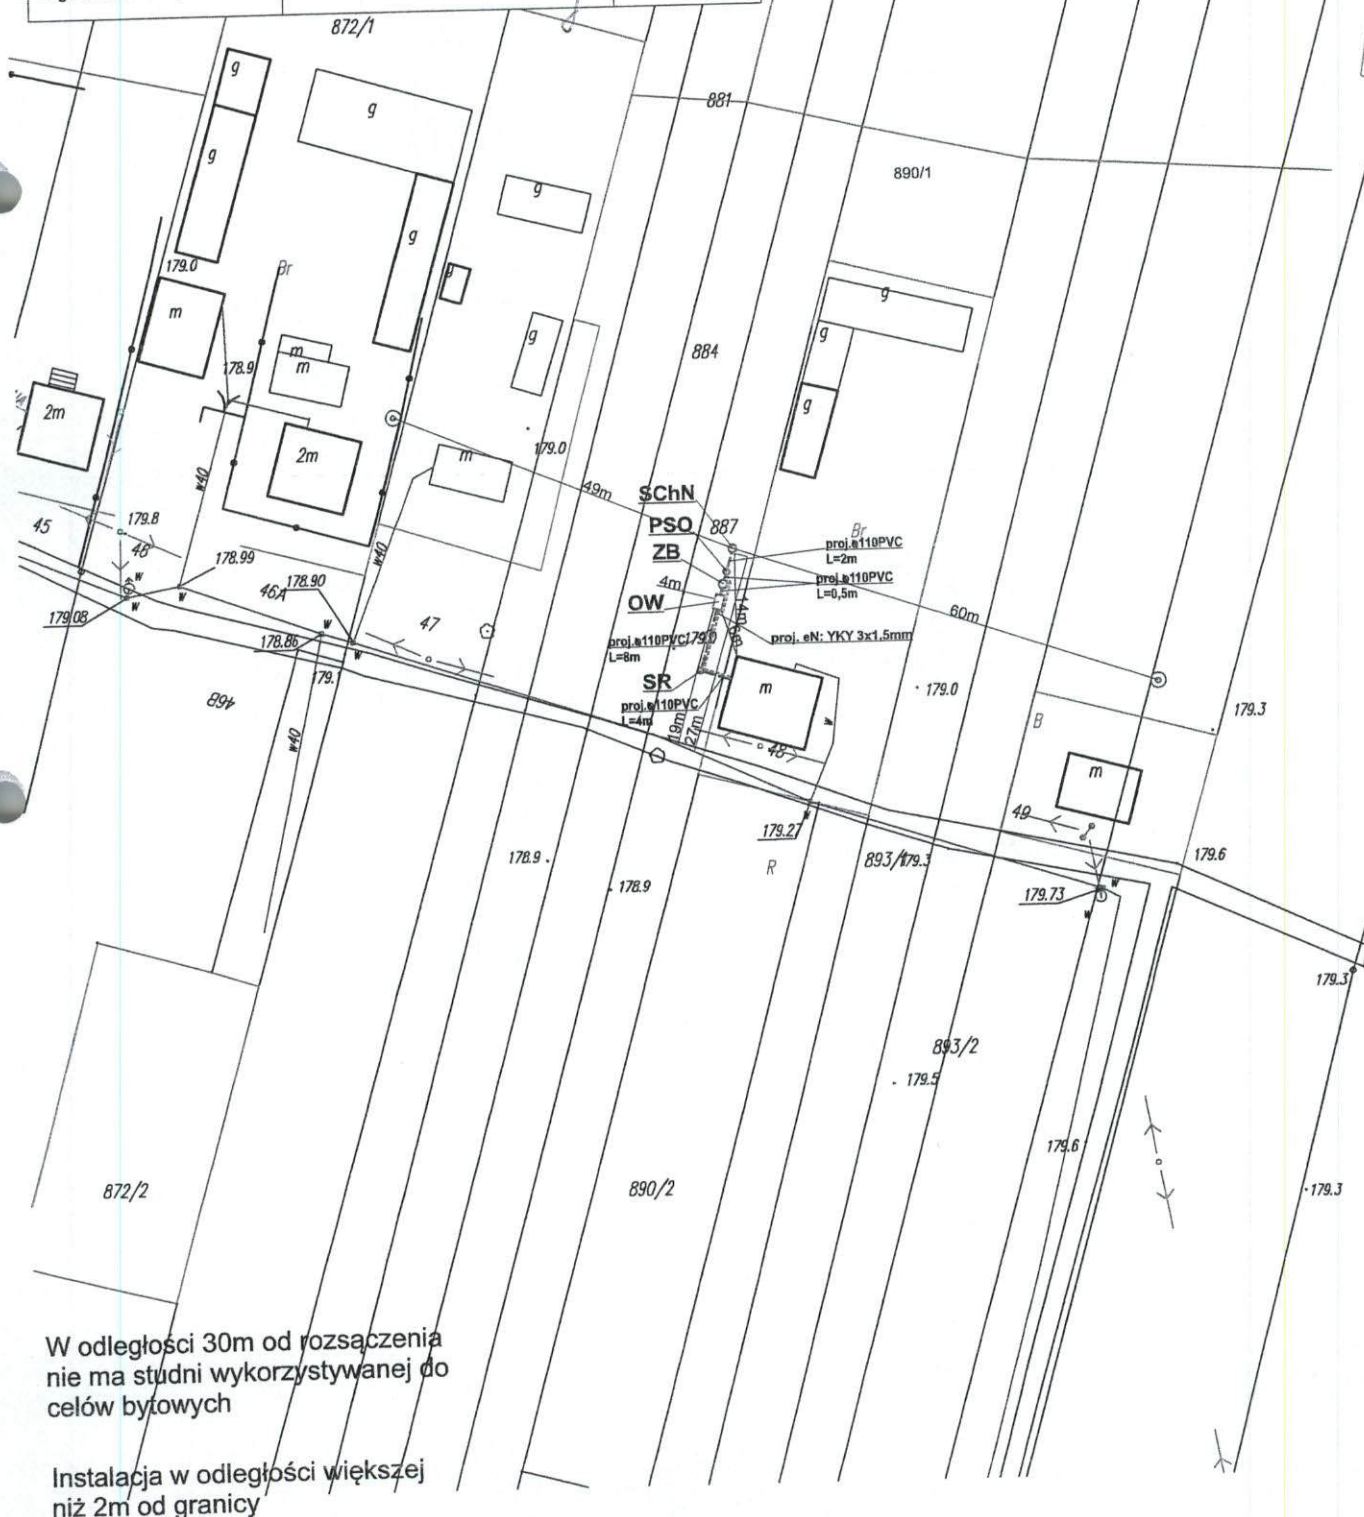



**Legenda:**

Nazwa opracowania: Budowa przydomowych oczyszczalni ścieków na terenie Gminy Gózd

Inwestor: Urząd Gminy Gózd, ul. Radomska 7, 26-634 Gózd

Właściciel:

Nr działki:  
872/1

Branža:  
Sanitarna

Faza:  
PB

Lipiny

Tytuł rysunku: plan zagospodarowania terenu

Skala: 1:1000

Data:  
06.2015r.

Projektant:  
mgr inż. Grzegorz Okrój  
UAN-II-K-8386/40/79

Podpis:

Nr rysunku:  
113

Opracował:  
mgr. Michał Okrój

 
**Legenda:**  
 ---- - proj. rura kanalizacyjna  
 ---- - proj. drenaż rozsączający  
 PVC - proj. kanalizacja PVC110  
 PE 32 - proj. kanalizacja PE 32  
 PE 40 - proj. kanalizacja PE 40  
 BR- proj. bioreaktor  
 ZB- proj. złożo biologiczne  
 OW- proj. osadnik wstępny  
 PSS - proj. przepompownia ścieków surowych  
 PSO - proj. przepompownia ścieków oczyszczonych  
 SchN - proj. studnia chłonna w nasypie  
 SR - proj. studnia rewizyjna



W odległości 30m od rozsączenia  
nie ma studni wykorzystywanej do  
celów bytowych

Instalacja w odległości większej  
niż 2m od granicy

STAROSTWO POWIATOWE  
w RADOŚCIU  
ul. Domagalskiego 7 26-600 Radom  
tel. 48/365-58-01, fax 48/365-58-0  
mail: powiat@radompowiat

|                                                                                      |                                                                                                                                                                                                                                                               |                      |                    |
|--------------------------------------------------------------------------------------|---------------------------------------------------------------------------------------------------------------------------------------------------------------------------------------------------------------------------------------------------------------|----------------------|--------------------|
| Nazwa opracowania: Budowa przydomowych oczyszczalni ścieków<br>na terenie Gminy Gózd |                                                                                                                                                                                                                                                               |                      |                    |
| Inwestor: Urząd Gminy Gózd, ul. Radomska 7, 26-634 Gózd                              |                                                                                                                                                                                                                                                               |                      |                    |
| Właściciel:<br><br>Lipiny                                                            | Nr działki:<br>872/1                                                                                                                                                                                                                                          | Branża:<br>Sanitarna | Faza:<br>PB        |
| Tytuł rysunku: plan zagospodarowania terenu                                          |                                                                                                                                                                                                                                                               | Skala: 1:1000        | Data:<br>06.2015r. |
| Projektant:<br>mgr inż. Grzegorz Okrój<br>UAN-II-K-8386/40/79                        | Podpis: <br>Upr. arch. i inż. budowlane UAN-II-K-8386/40/79<br>w sprawie: instalacji sanitarnych w zakresie:<br>instalacji wodociągowej, kanalizacyjnych,<br>wentylacyjnych, |                      | Nr rysunku:<br>112 |
| Opracował:<br>mgr. Michał Okrój                                                      | Nz ewid. MAZ/15/0123/13                                                                                                                                                                                                                                       |                      |                    |

**Legenda:**

Legenda:

- - proj. rura kanalizacyjna
- - proj. drenaż rozsączający
- PVC - proj. kanalizacja PVC110
- PE 32 - proj. kanalizacja PE 32
- PE 40 - proj. kanalizacja PE 40
- BR- proj. bioreaktor
- ZB- proj. złożo biologiczne
- OW- proj. osadnik wstępny
- PSS - proj. przepompownia ścieków surowych
- PSO - proj. przepompownia ścieków oczyszczonych
- SChN - proj. studnia chłonna w nasypie
- SR - proj. studnia rewizyjna



W odległości 30m od rozsączenia  
nie ma studni wykorzystywanej do  
celów bytowych

Instalacja w odległości większej niż 2m od granicy