


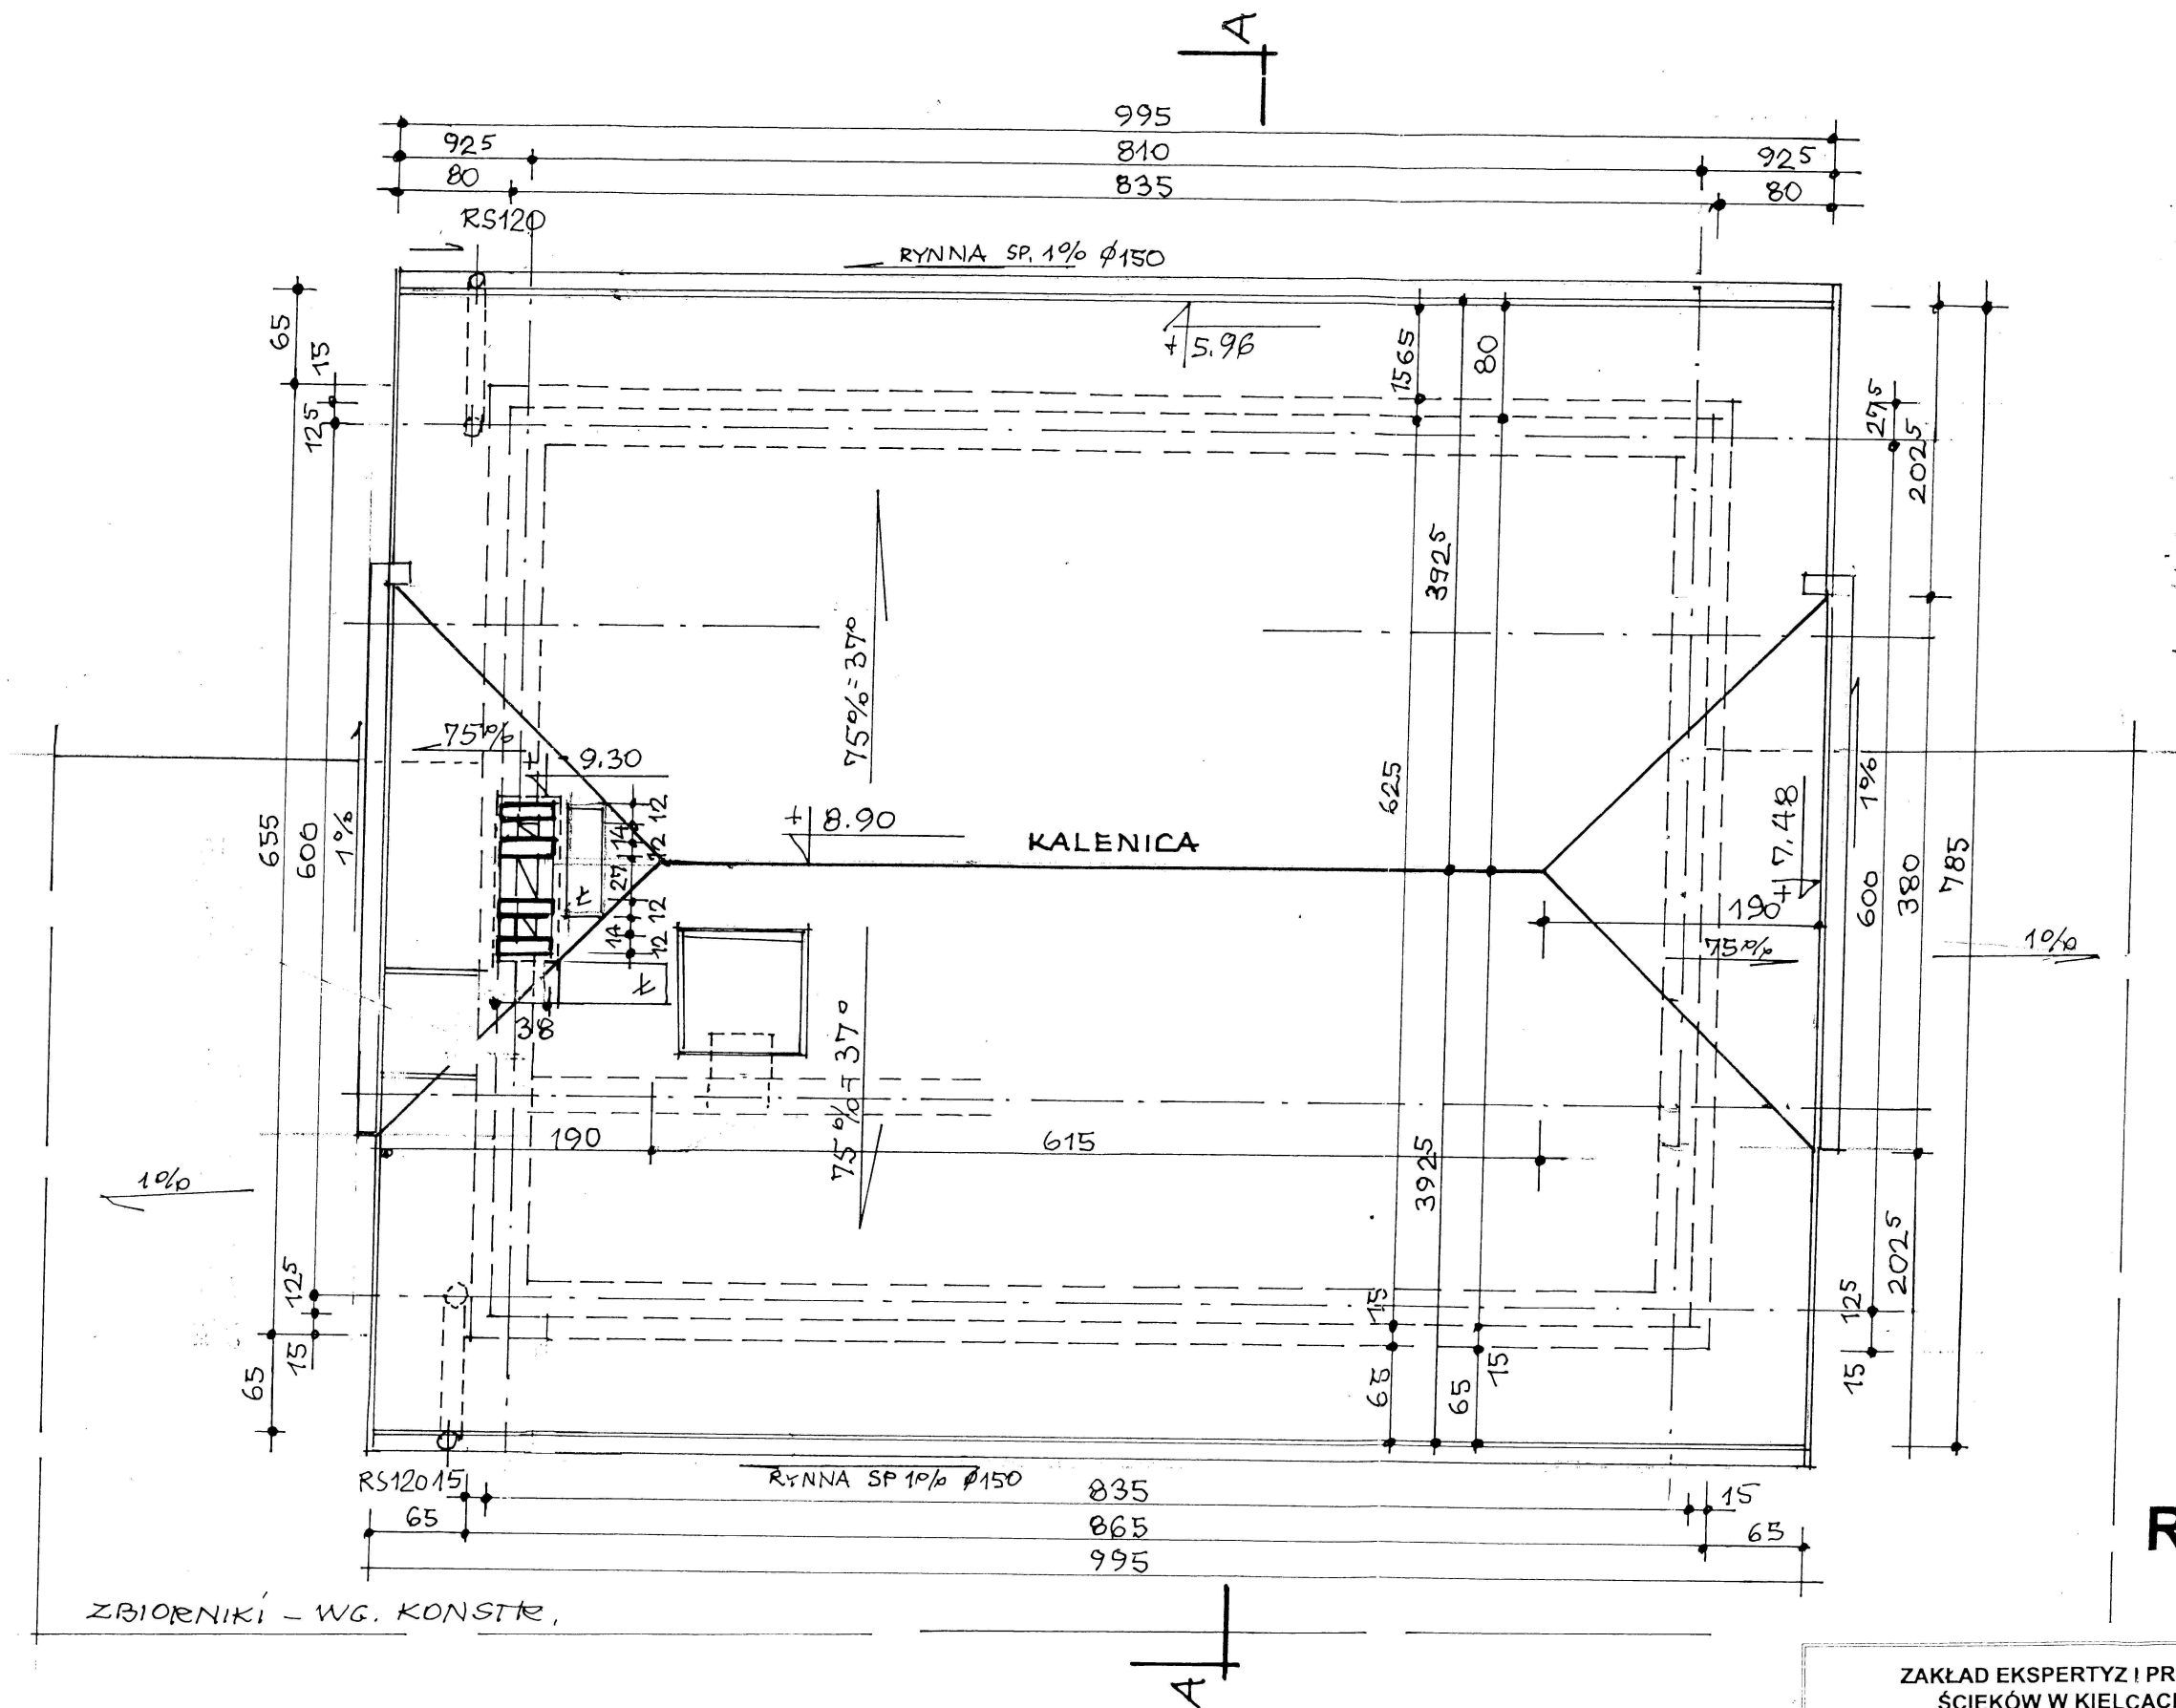

Uwagi:

- pokrycie- gont bitumiczny ,papo-dachówka
- wieźba drewniana wg. proj. konstrukcyjnego
- kominy obudowane z cegły pełnej kl. 15 na zaprawie cem. - wap. 75
- wentylacja przestrzeni poddaszowej przewodami wentylacyjnymi
- czapy kominowe - typowe, poziome wg. rzutu dachu i rys. elewacji
- wyloty wentylacyjne - boczne
- rynny , rury spustowe z bl. lub PCV
- obróbki kominów, okapów - z blachy
- krawędzie boczne połaci /szczyty/ wykończyć deską owiniętą w blachę
- dach wyposażyć w ławę kominiarską

Rzut dachu

1 : 50

ZAKŁAD EKSPERTYZ I PROJEKTOWANIA OCZYSZCZALNI
ŚCIEKÓW W KIELCACH - MGR INŻ. ADAM MARZEC

	Imię i nazwisko	Numer uprawnień	Podpis	Data
Projektował	mgr inż. arch. Zofia Polak	497/KU/73		05.2012
Sprawdził	mgr inż. arch. Maria Jackowska	470/80		
Inwestycja				

**Rozbudowa oczyszczalni ścieków
w msc. GÓZD.**

Obiekt

Budynek techniczny (3)

Przedmiot rysunku

Rzut dachu

Branża
Architektura

Data
05.2012

Skala
1:50

Stadium
P.B.

Numer rysunku
4