


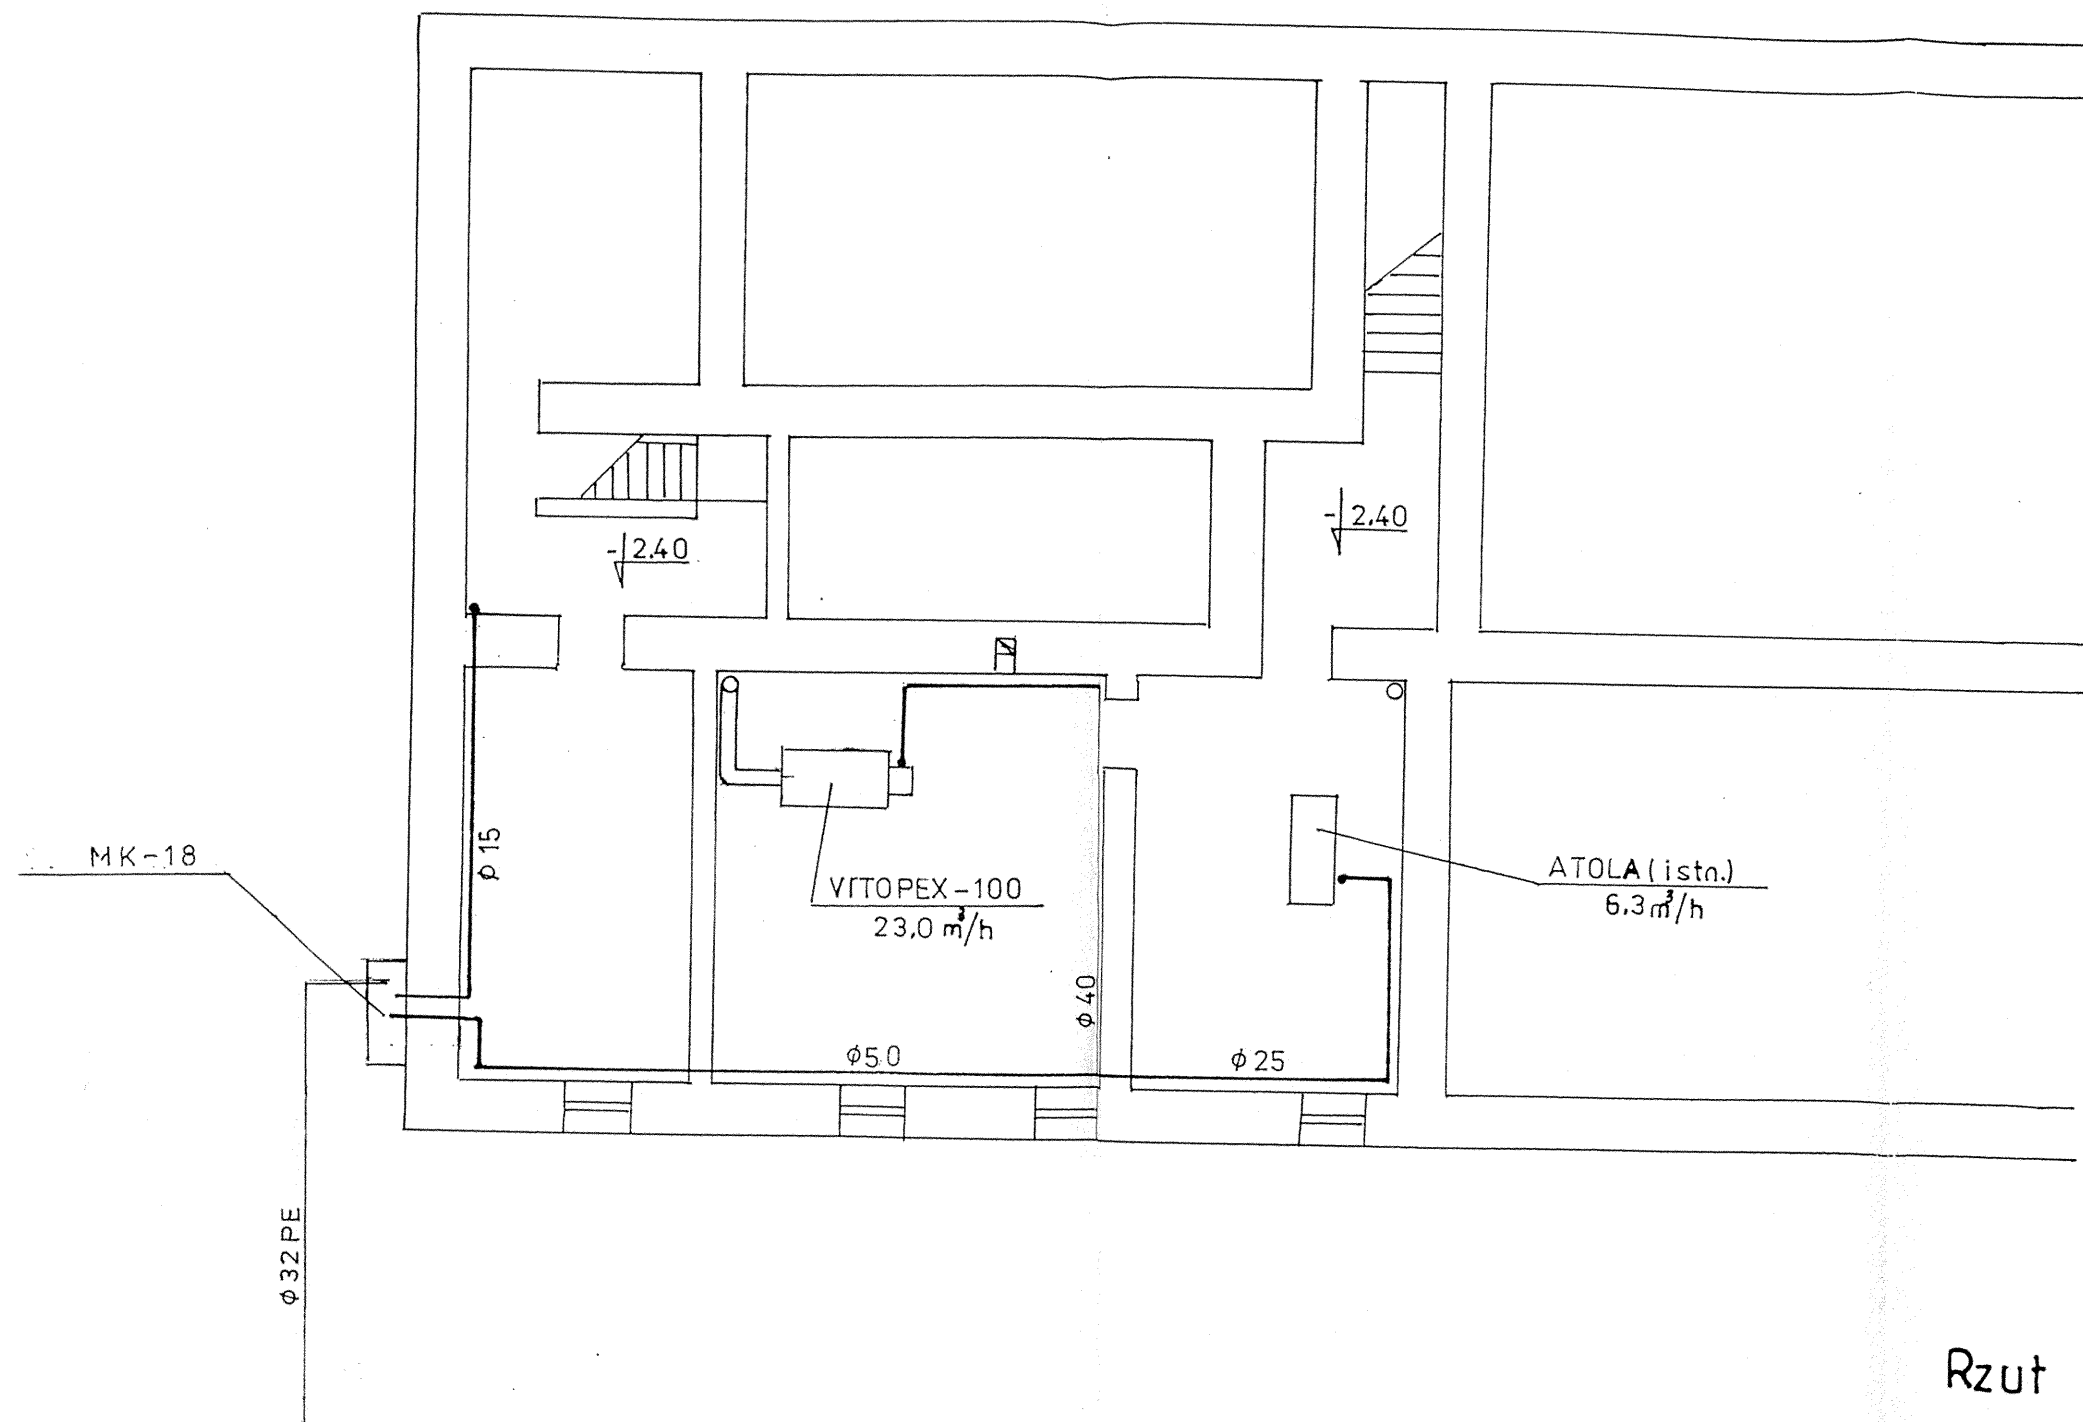

Rzut piwnic

OBIEKT	Sala gimnastyczna Małęczyn		
TEMAT	Instalacja gazowa		
AUTOR	inż. J. R. Łochowski upr. nr 139/KL/71	<i>[Signature]</i>	
DATA 06.2005	SKALA 1:100	nr rys. 2	