


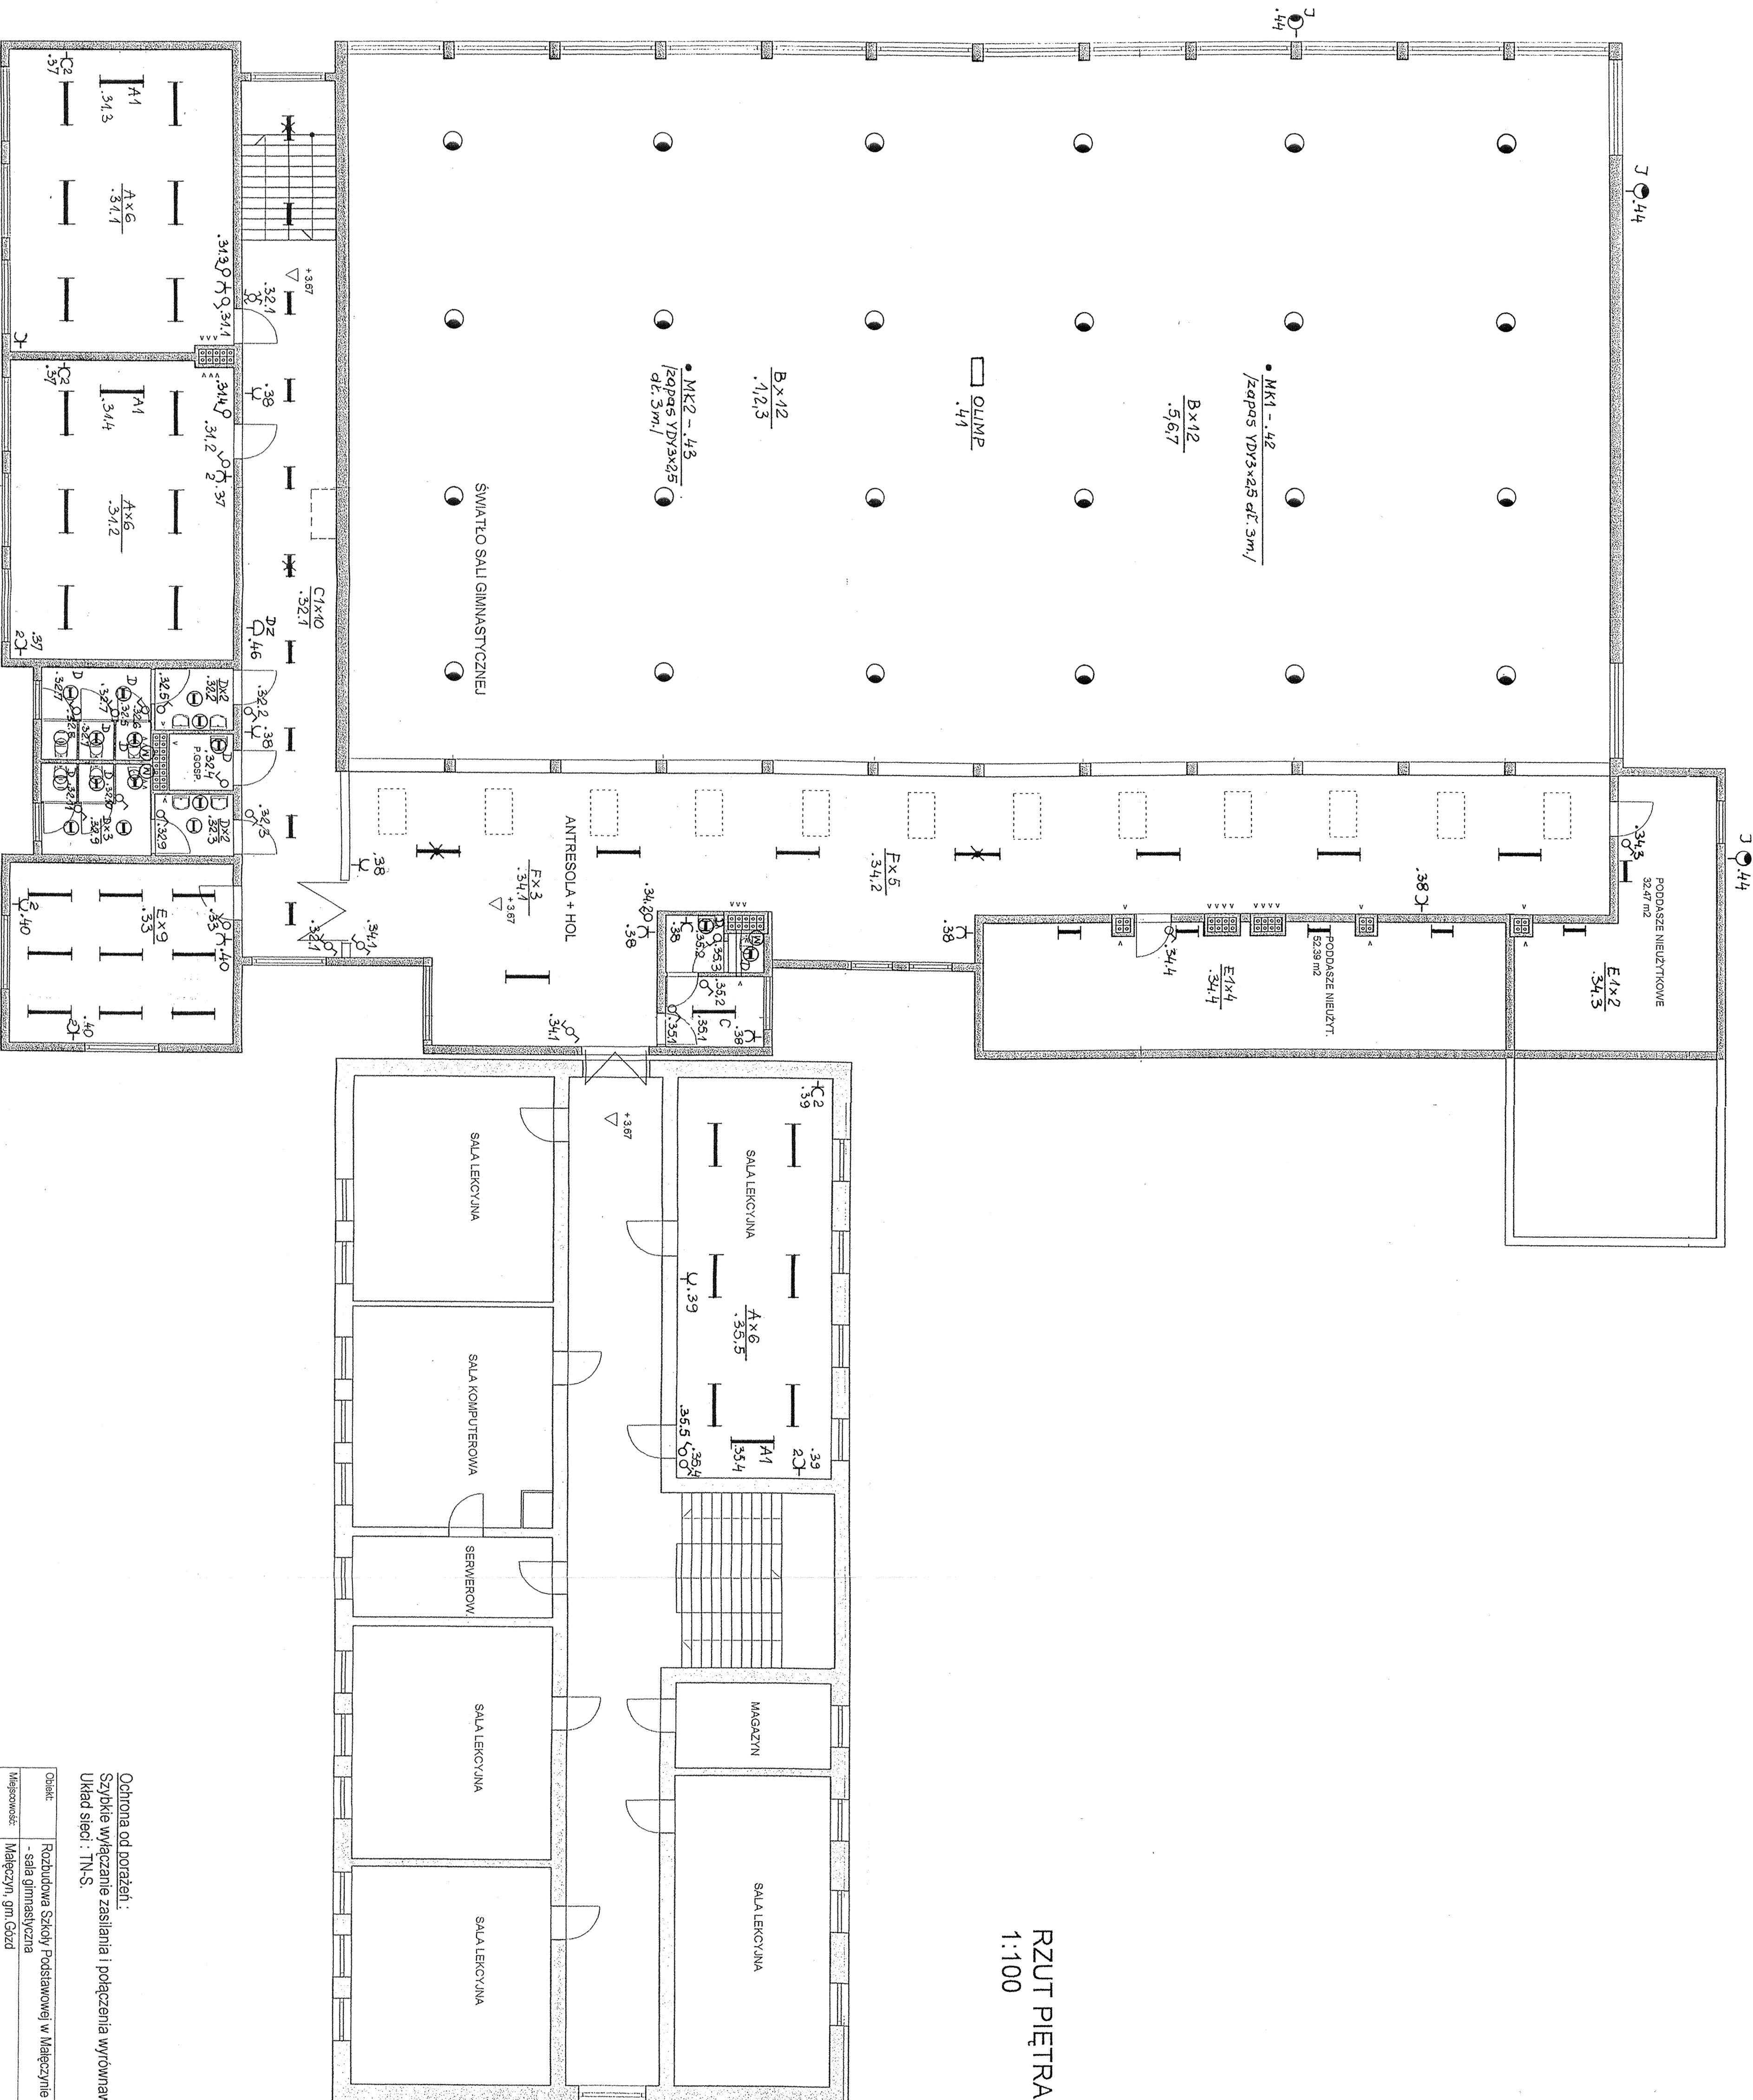

RZUT PIĘTRA
1:100

Ochrona od porażenia:
Szybkie wyłączenie zasilania i połączenia wyrównawcze.
Układ sieci: TN-S.

Obiekt	Rozbudowa Szkoły Podstawowej w Małęczynie	Data
Miejscowość	Małęczyn, gm. Gózd	07.2005
Treść	dz. nr 275	Skala: 1:100
Projektant	inż. Marian Mierza	Wzrost
Sprawił	mjr inż. Zdzisław Kara	
upr. RA66085		8